
 

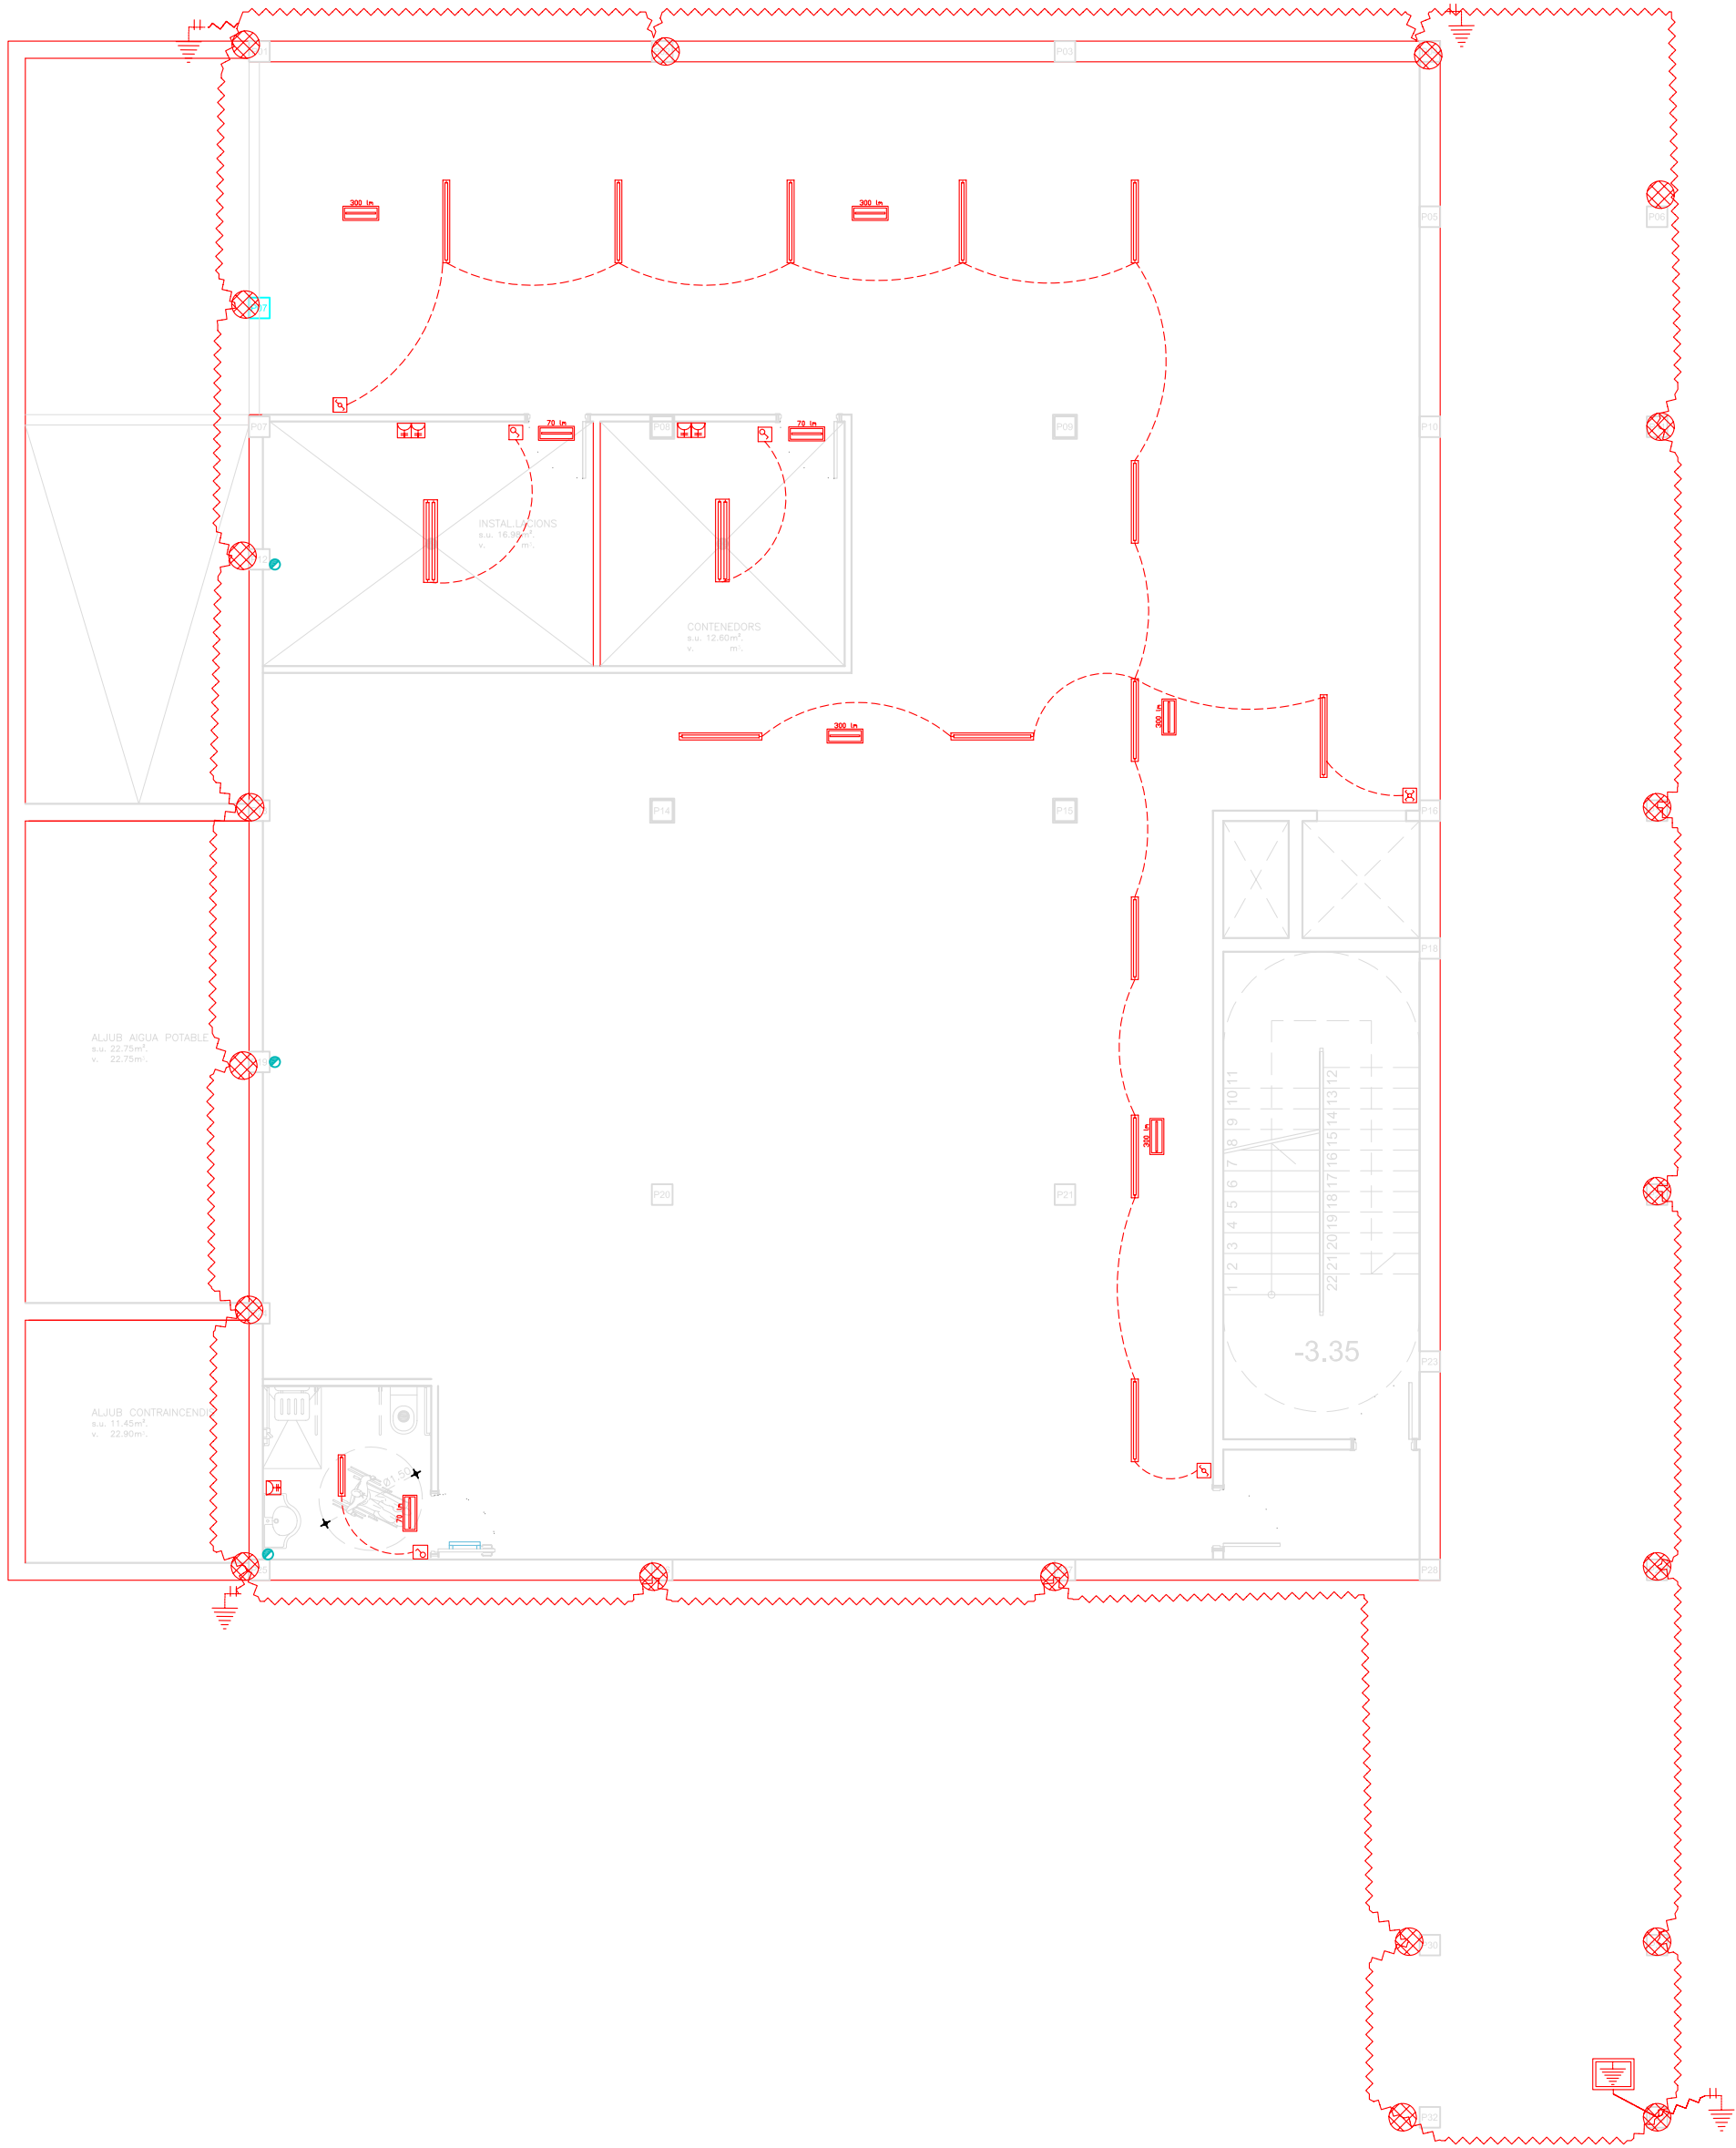

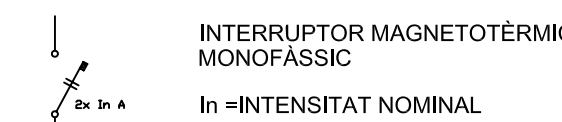
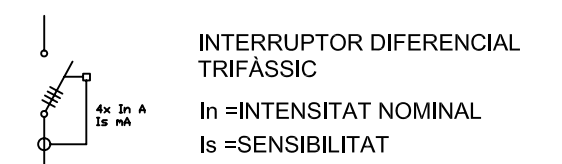
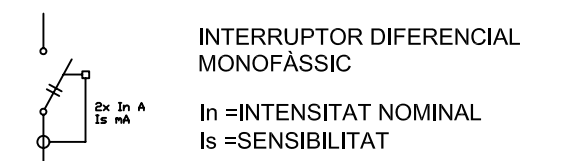
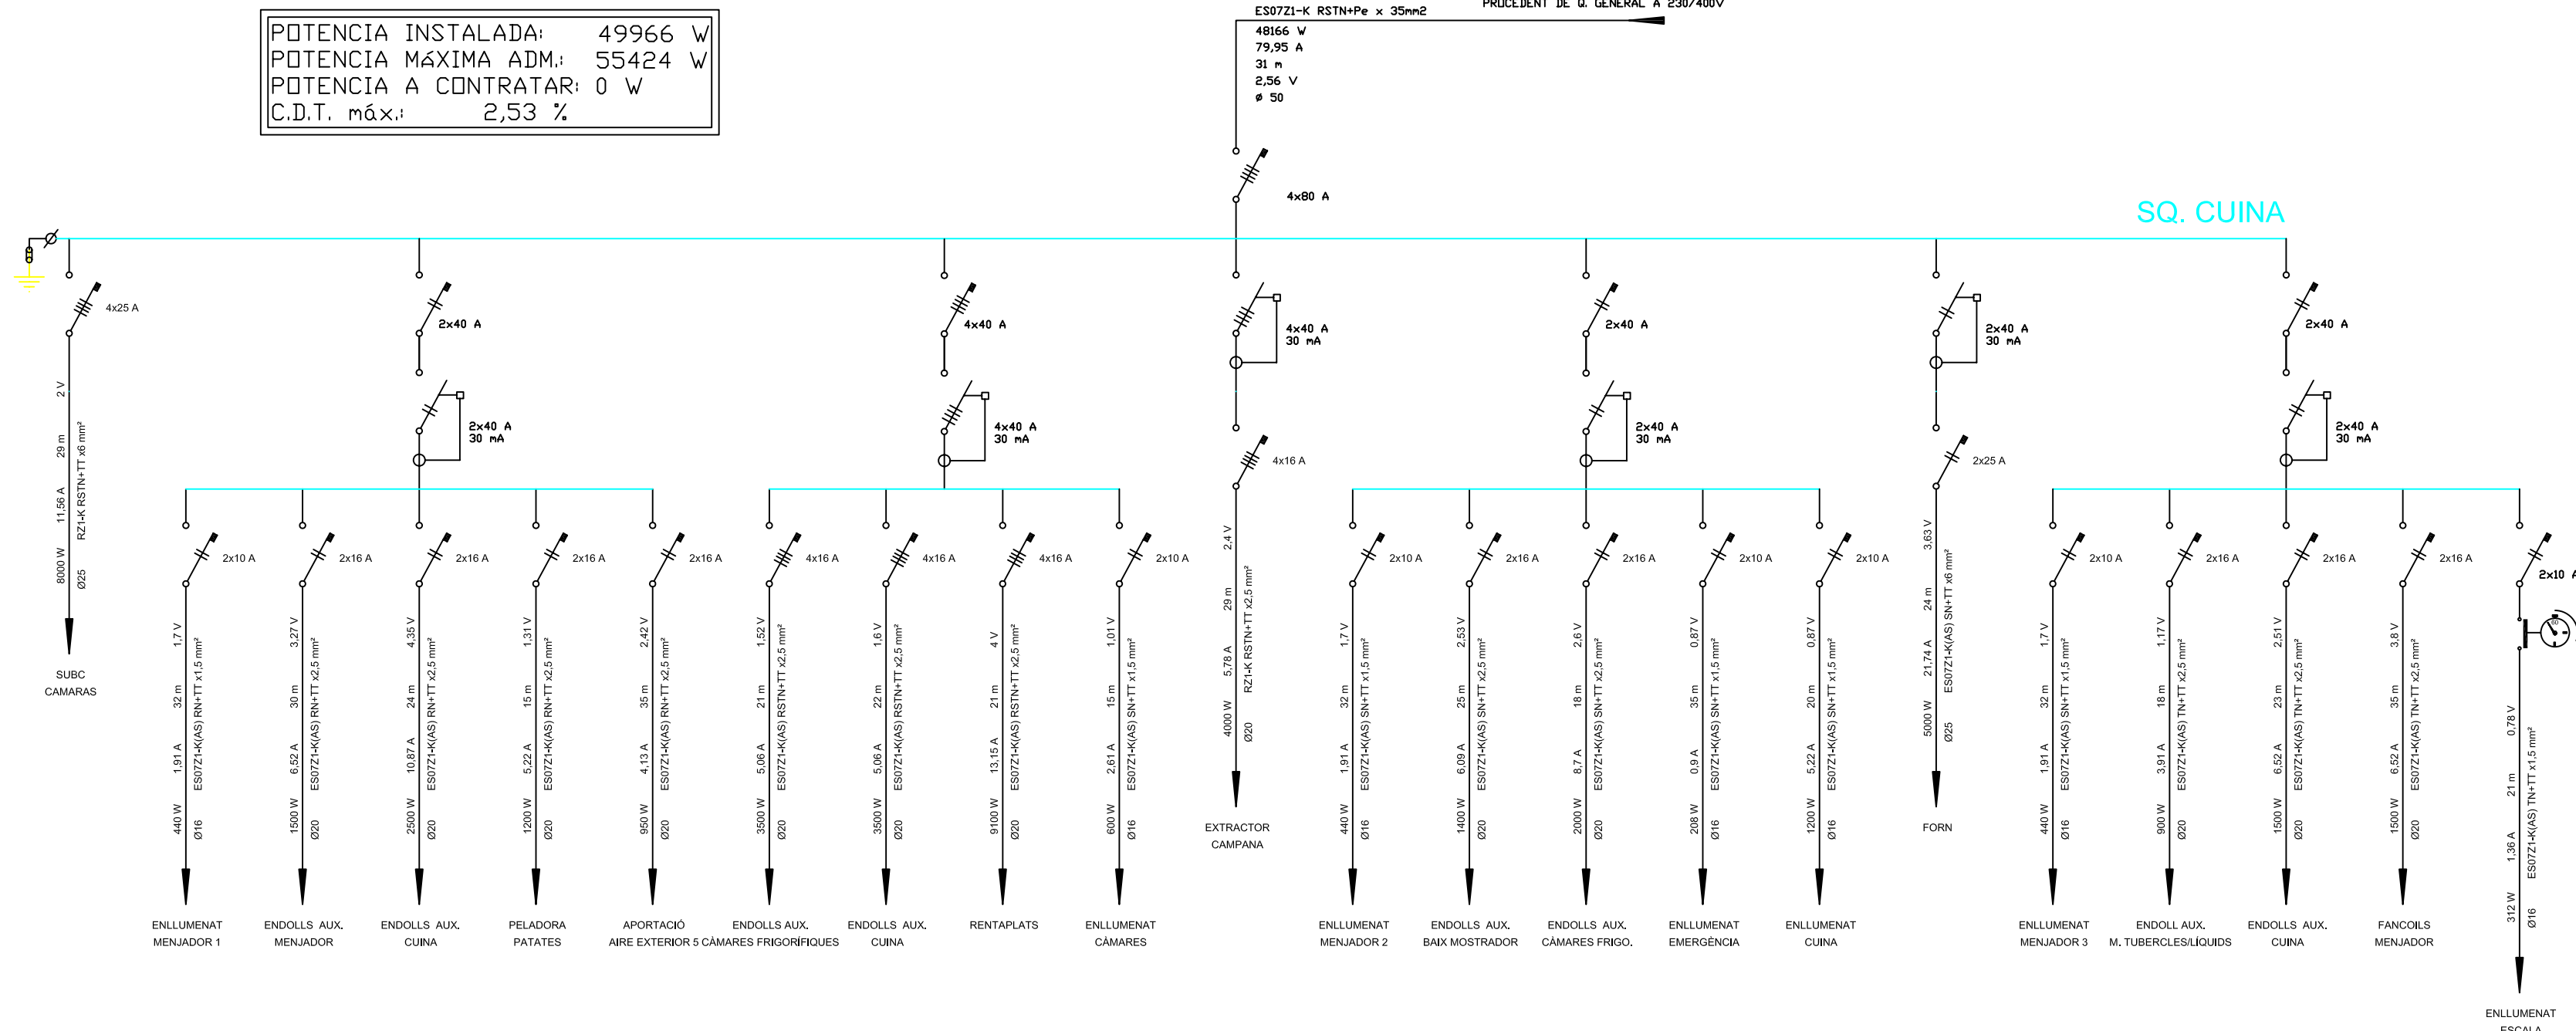


	QUADRE GENERAL
	ÀPLIC PARET 60W
	PTO. LLUM
	DOWNLIGHT 2x26 W
	DOWNLIGHT 2x26 W -ENLL. GUIA
	LLUMINÀRIA EST. ENCASTADA A PARET
	FLUOR. 4x18 W ENCASTAT A FALS SOSTRE
	FLUOR. 1x36 ESTANC IP 44
	FLUOR. 2x36 ESTANC IP 44
	POLSADOR ENLLUM. TEMPORITZAT
	INTERRUPTOR COMUTAT
	INTERRUPTOR UNIPOLAR 10A
	INTERRUPTOR COMUTAT IP 44
	INTERRUPTOR UNIPOLAR 10A IP 44
	PRESA AUXILIAR 16A-230V- IP 44
	PRESA AUXILIAR 16A-400V- IP 44
	PRESA AUXILIAR 16A-230V
	PRESA AUXILIAR 25A-230V-4P 44
	PRESA AUXILIAR 25A-230V
	LLUMINÀRIA EMERGENCIES
	LLUMINÀRIA EMERGENCIES IP 44
	CARTELL DIRECCIÓ SORTIDA EMERG.
	CARTELL SORTIDA EMERGENCIES
	CABLE Cu NU 35 mm2
	PUNT SOLDADURA ALUMINOTÈRMICA
	PIQUETA COUREJAT 2m Ø14

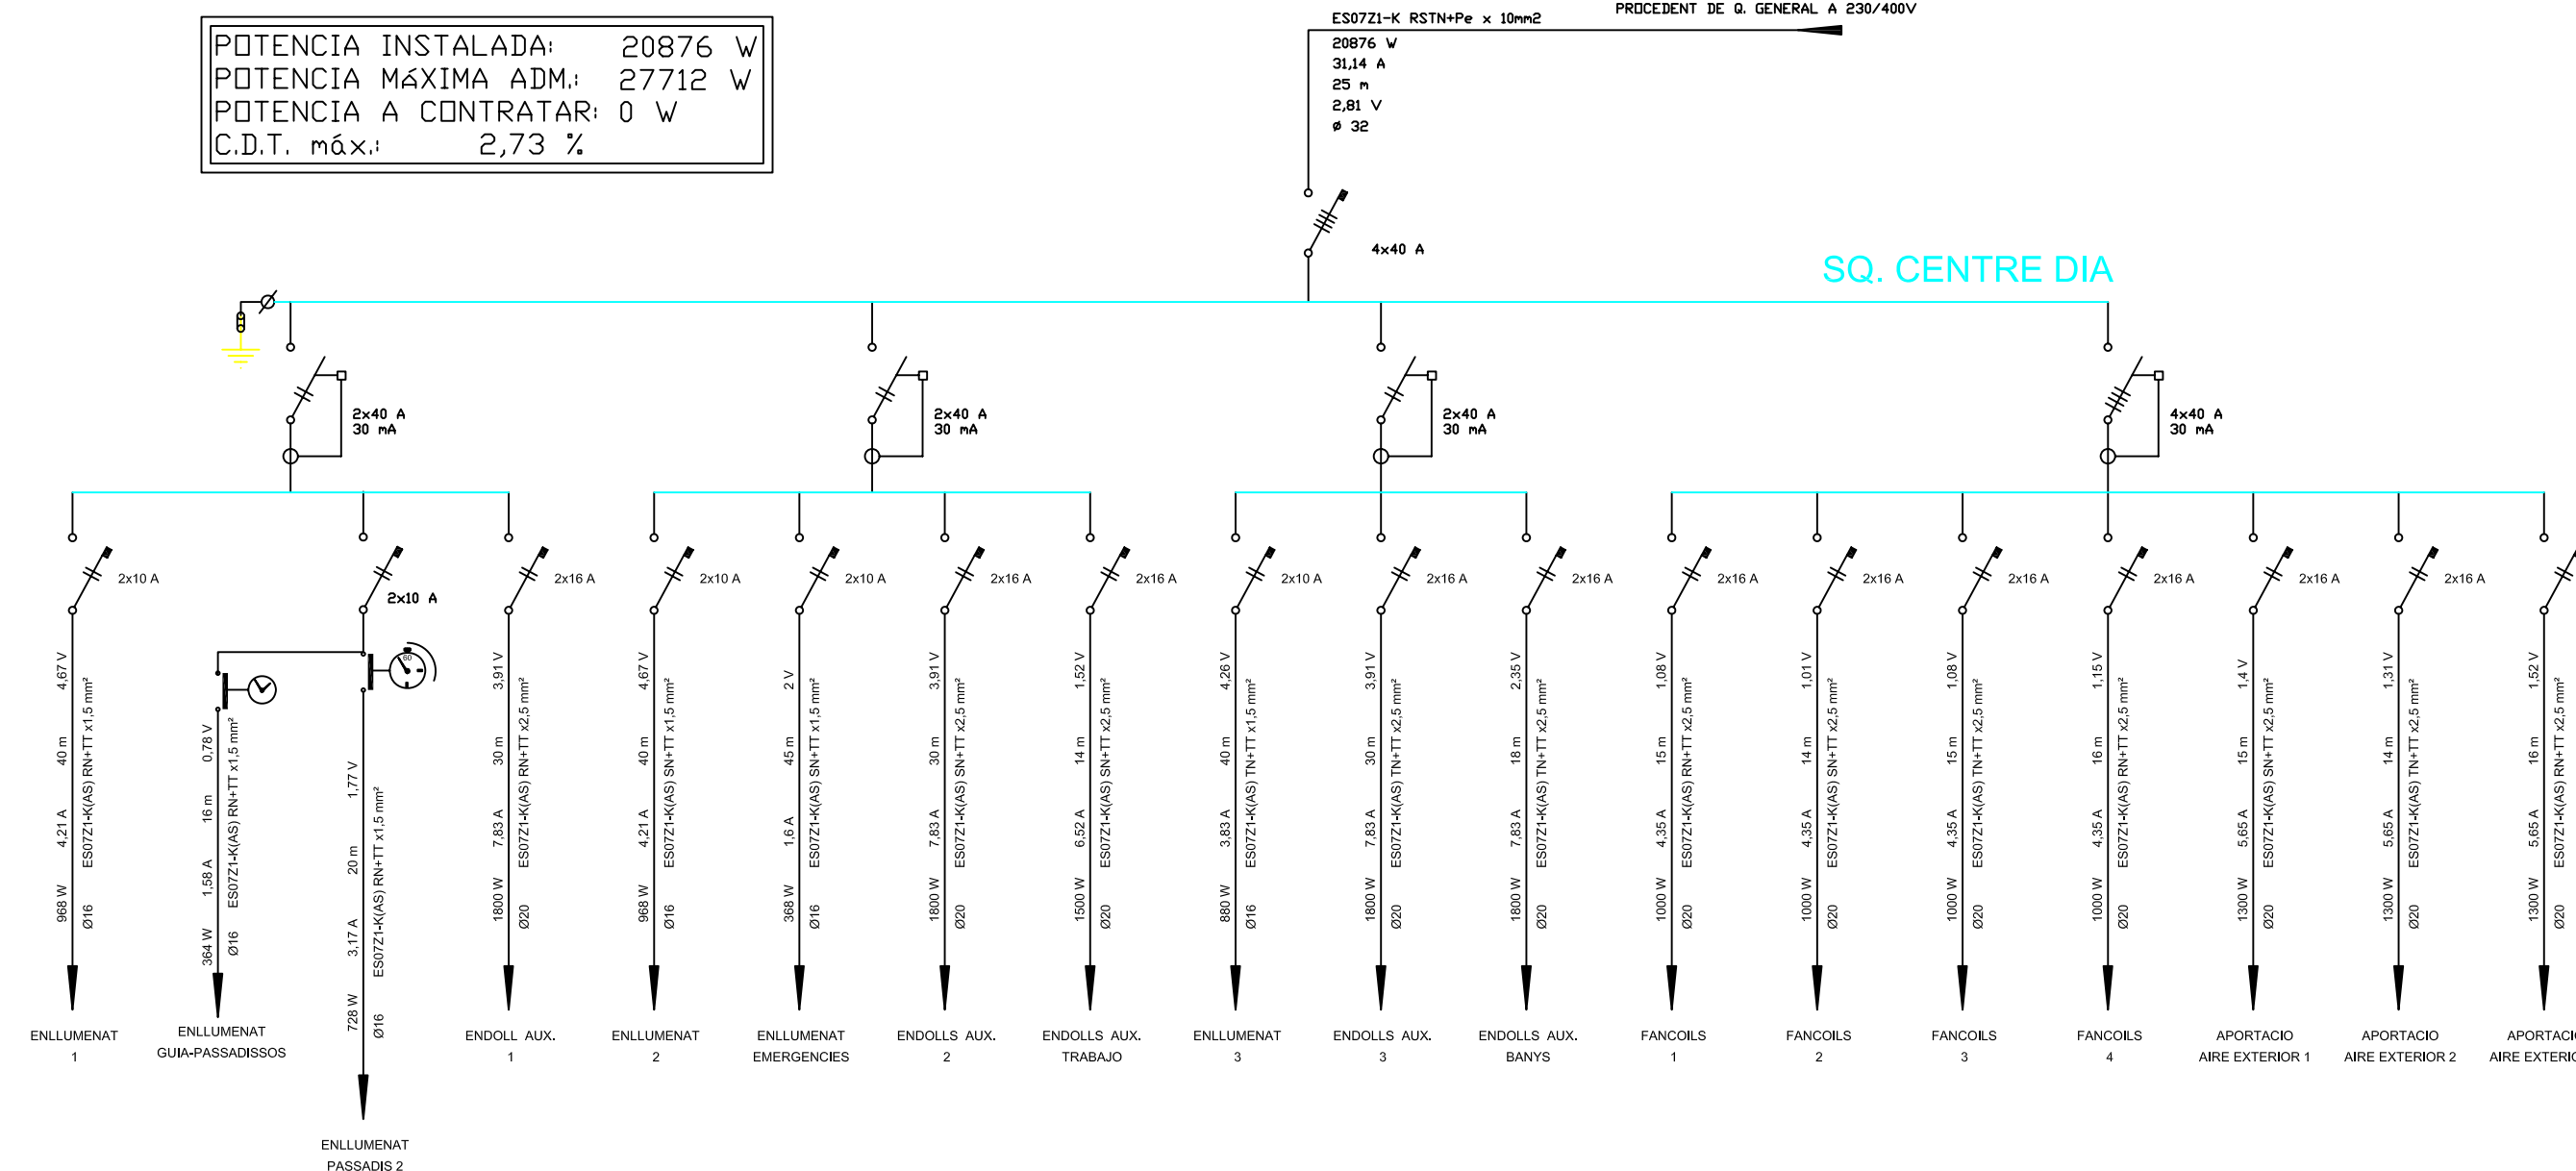

PROJECTE INSTAL·LACIONS AMPLIACIÓ RESIDÈNCIA I CENTRE DE DIA. (2ª FASE) PROMOTOR AJUNTAMENT DE CAMPOS SITUACIÓ C/ de la Rambla. s/n 07630-CAMPOS	TÍTOL PLÀNOL INSTAL·LACIONS ELÈCTRIQUES. PLANTA SOTERRANI I PLANTA TERRASSA. INSTAL·LACIÓ DE PRESA DE TERRA.	ESCALA 1:100 DATA	Num. PROJECTE 08/2009 INPLÀNOL 003	PROMOTOR	ENGINEYER INDUSTRIAL JOAN ANTONI MERCADAL ROBIES Nº. Col·l: 585 COEB
---	---	-------------------------	---	----------	--

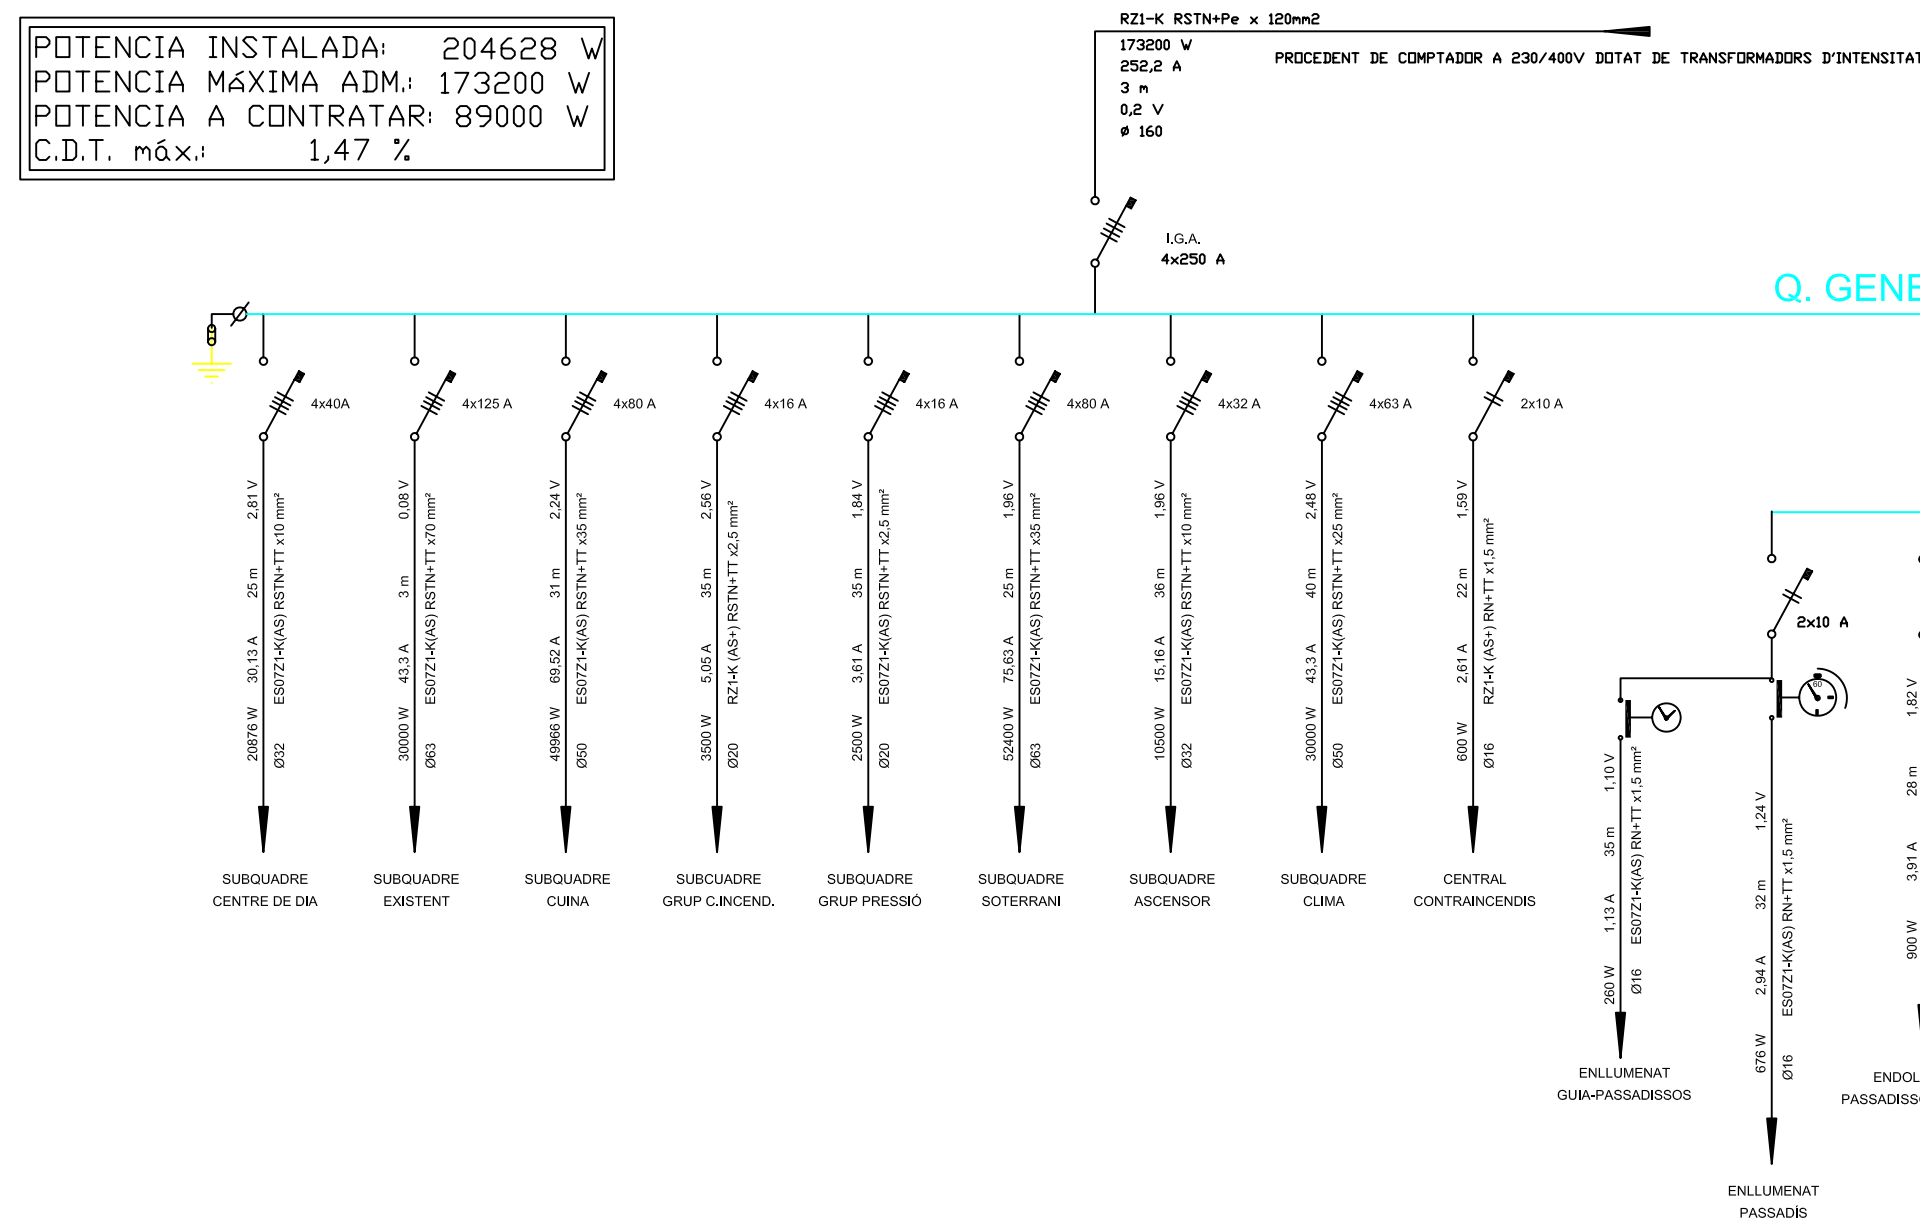

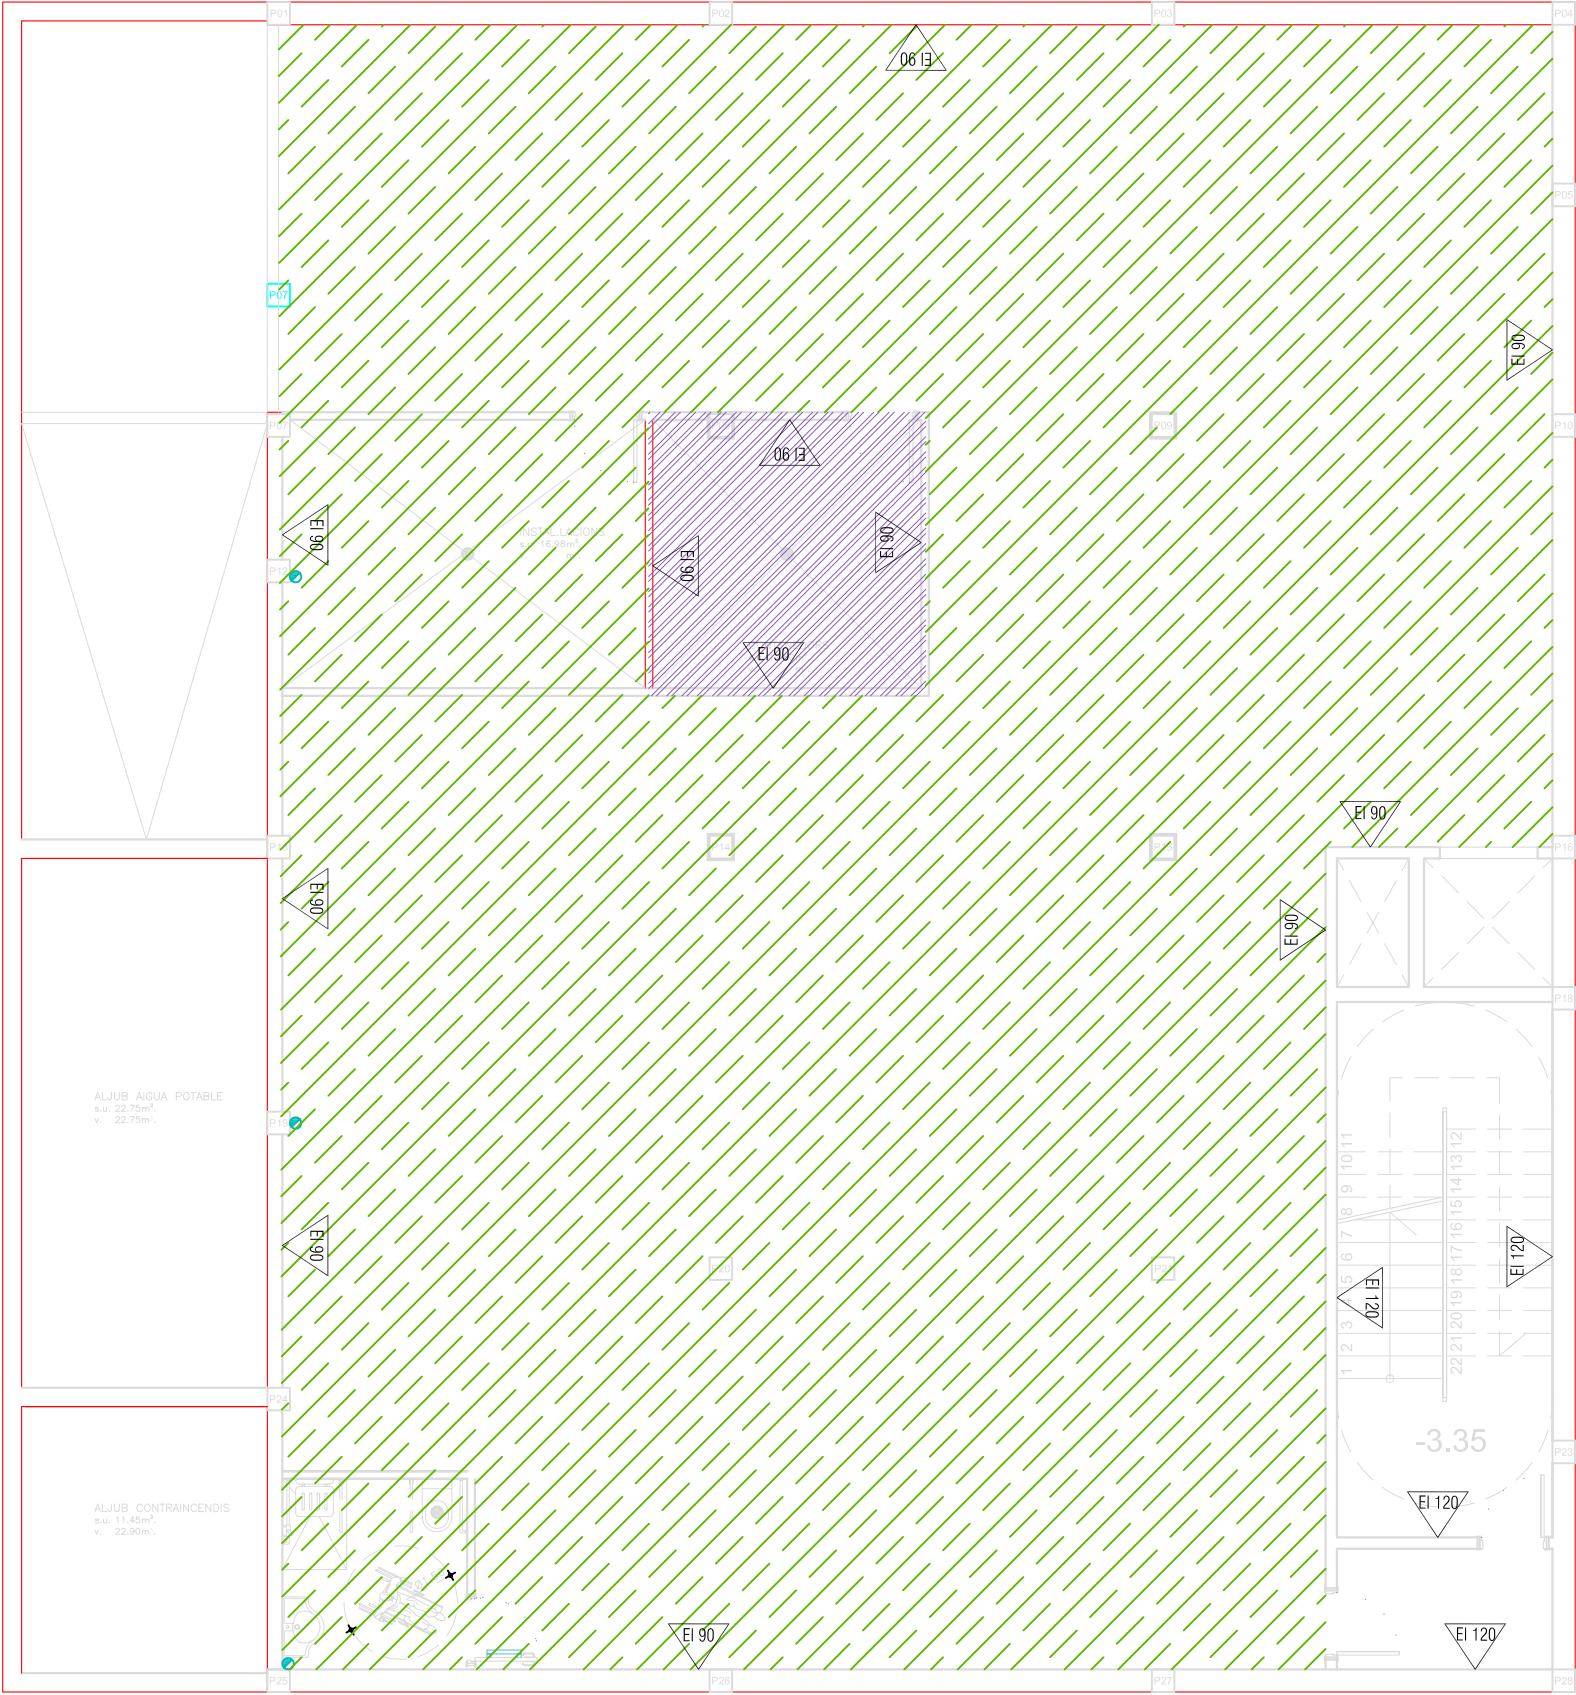


- SECTOR 0.

Constituït per la planta soterrani.
L'evacuació es realitzarà a través
la rampa d'accès al soterrani.
- SECTOR 1.


Local de Risc Especial Baix
Constituït per la zona de contenidors.
L'evacuació es realitzarà a través de la porta
d'emergència que dóna accés al sector 0.

PROJECTE INSTAL·LACIONS AMPLIACIÓ RESIDÈNCIA I CENTRE DE DIA. (2ª FASE) PROMOTOR AJUNTAMENT DE CAMPOS C/ de la Rambla. s/n SITUACIÓ 07630-CAMPOS	TÍTOL PLÀNOL		INSTAL·LACIONS CONTRAINCENDIS. SECTORITZACIÓ PLANTA SOTERRANI.		PROMOTOR		ENGINEYER INDUSTRIAL	
	ESCALA	1:100	Num. PROJECTE	08/2009				
	DATA	SETEM'09	Nº PLÀNOL	005				
							JOAN ANTONI MERCADAL RUBIES Nº. Col.: 565 COEIB	

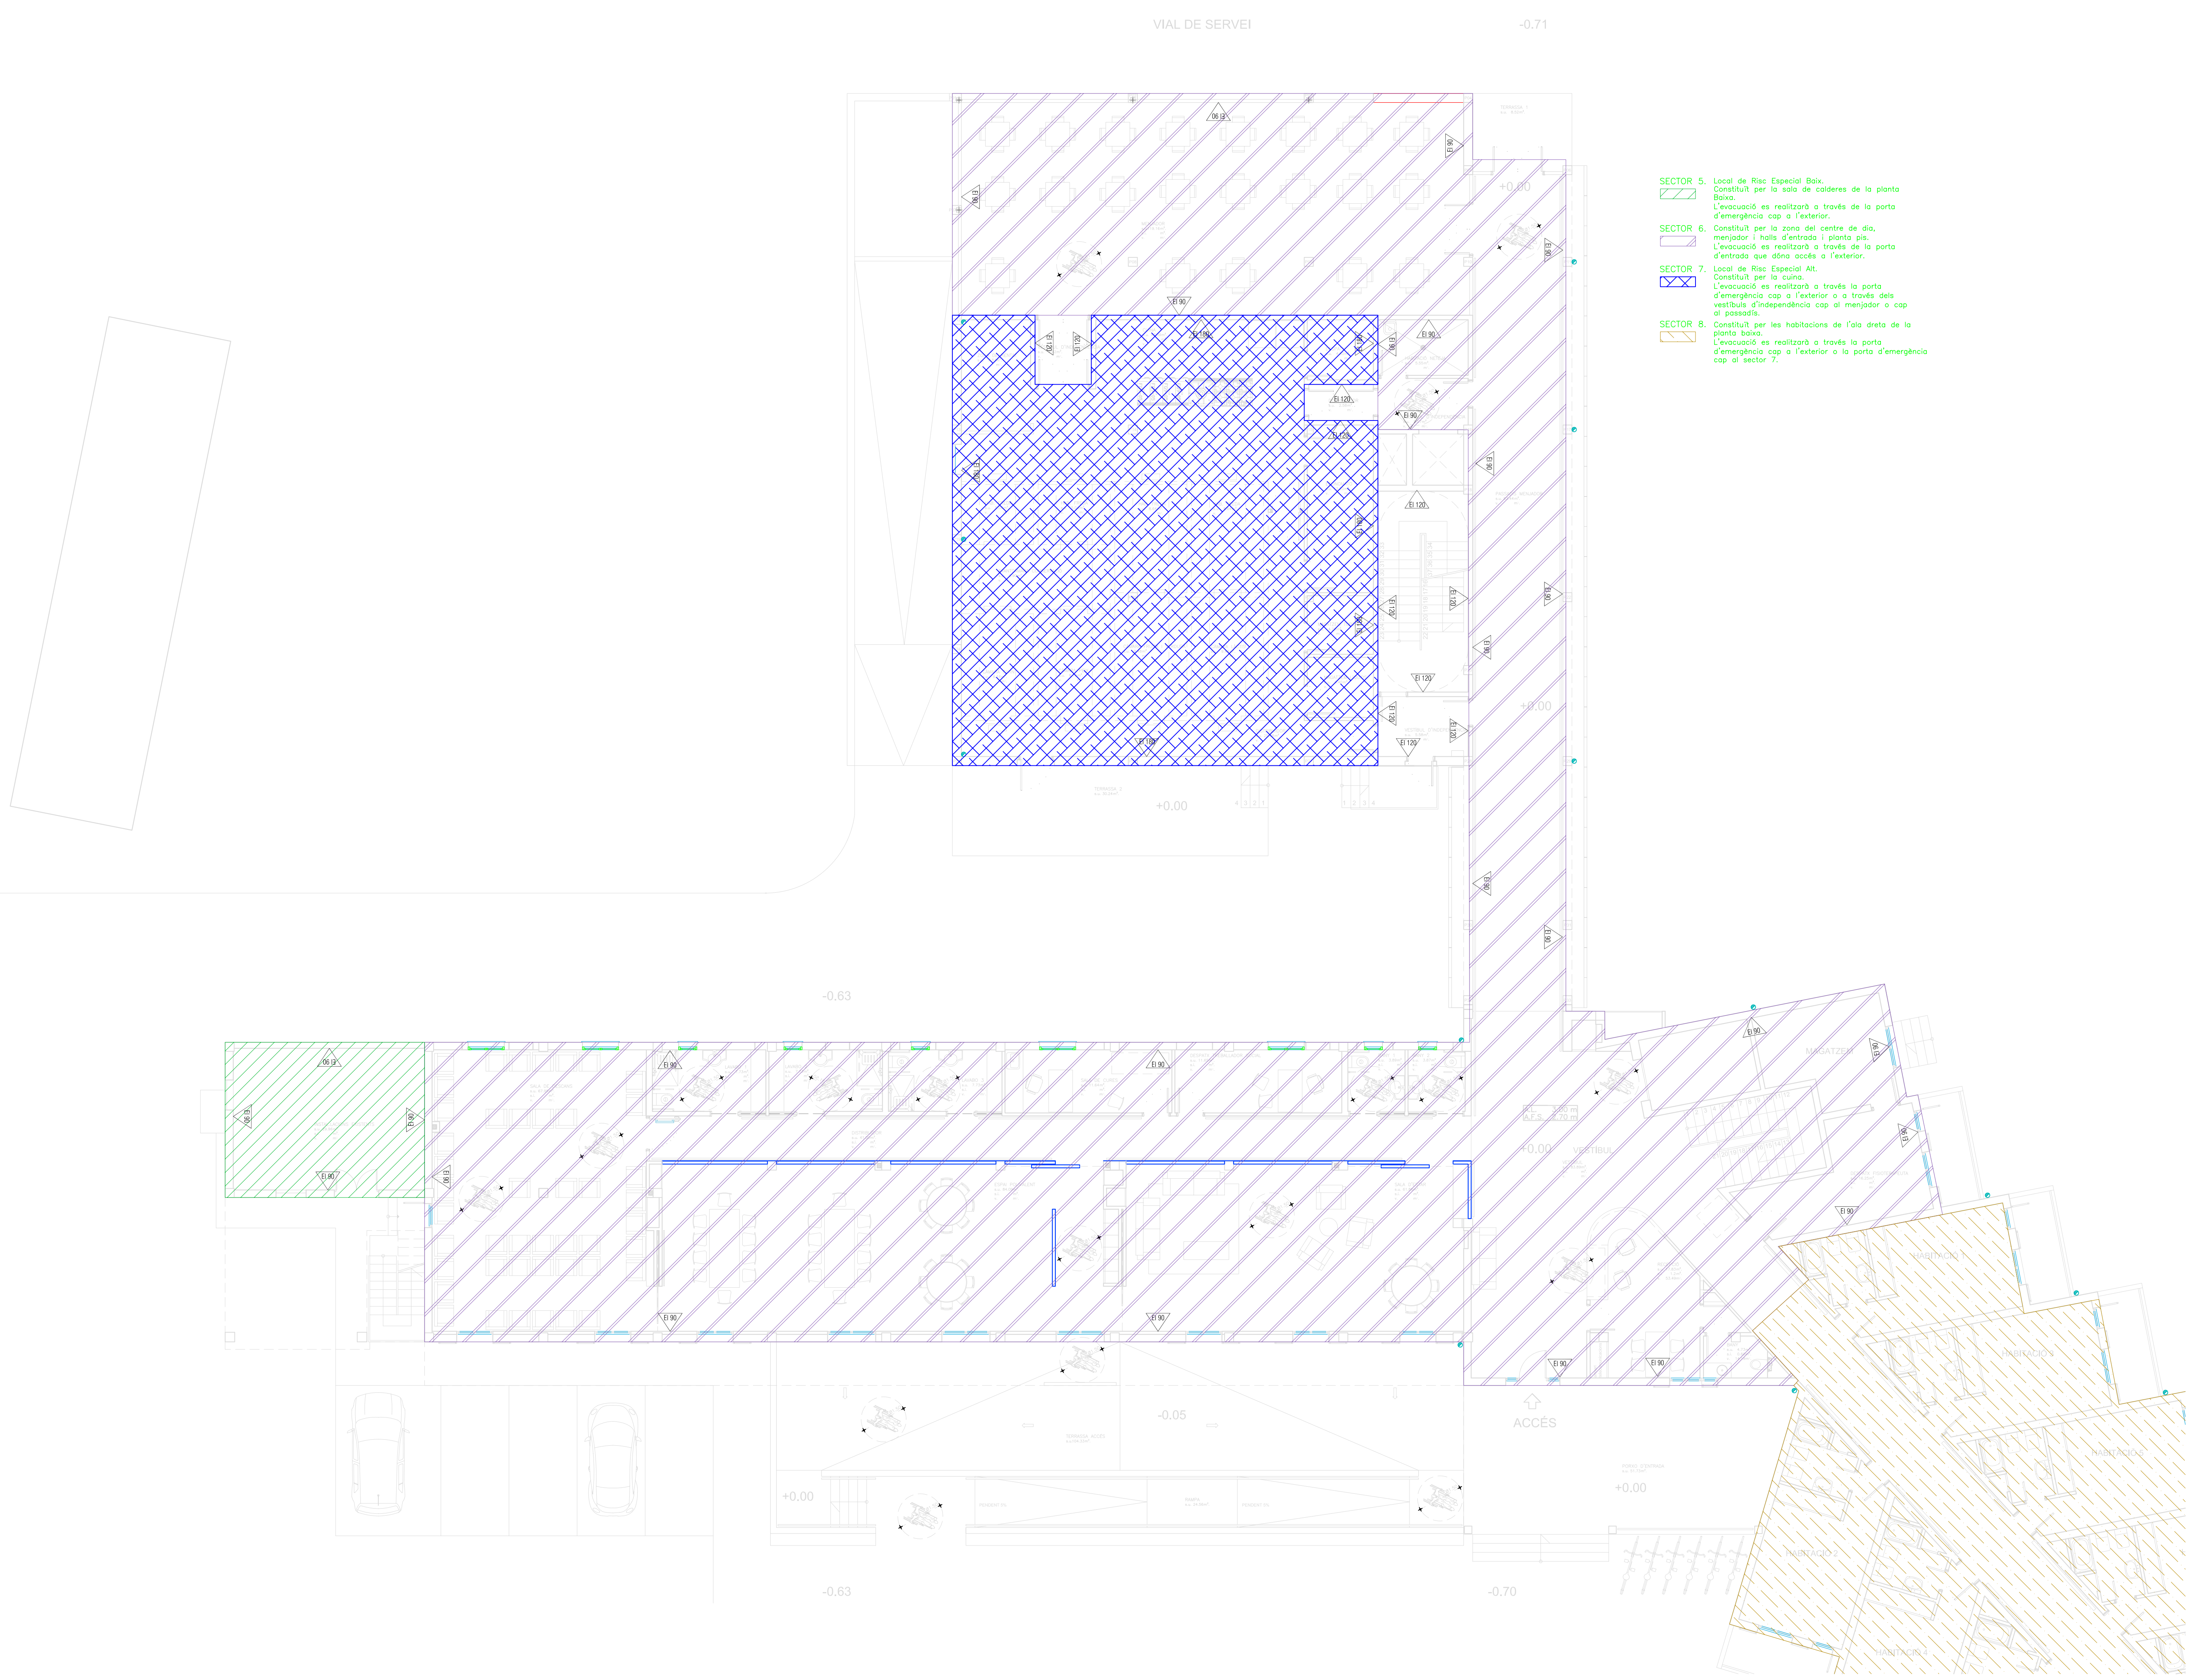


- SECTOR 5. Local de Risc Especial Baix.
Constànt per la sala de calderes de la planta Baix.
L'evacuació es realitzarà a través de la porta d'emergència cap a l'exterior.
- SECTOR 6. Constànt per la zona del centre de dia, menjador i halls d'entrada i planta pis.
L'evacuació es realitzarà a través de la porta d'entrada que dona accés a l'exterior.
- SECTOR 7. Local de Risc Especial Alt.
Constànt per la cuina.
L'evacuació es realitzarà a través la porta d'emergència cap a l'exterior o a través dels vestíbuls d'independència cap al menjador o cap al passadís.
- SECTOR 8. Constànt per les habitacions de l'ala dreta de la planta baixa.
L'evacuació es realitzarà a través la porta d'emergència cap a l'exterior o la porta d'emergència cap al sector 7.

PROJECTE: INSTAL·LACIONS AMPLIACIÓ RESIDÈNCIA I CENTRE DE DIA (2ª FASE)		TÍTOL: PLÀNOL		INSTAL·LACIONS CONTRAINCENDIS. SECCIONATZACIÓ PLANTA BAIXA.		PROMOTOR		ENGINEER INDUSTRIAL	
PROMOTOR: AJUNTAMENT DE CAMPOS	SITUACIÓ: C/ de la Rumbia, s/n	ESCALA: 1:100	DATA: 08/2009	PROJECTE: 08/2009	PROJECTE: 08/2009	PROJECTE: 08/2009	PROJECTE: 08/2009	PROJECTE: 08/2009	PROJECTE: 08/2009
SITUACIÓ: 07630-CAMPOS		SETUP: 006		WPS: 006		WPS: 006		WPS: 006	
JOAN ANTONI MERCADAL ROBES									

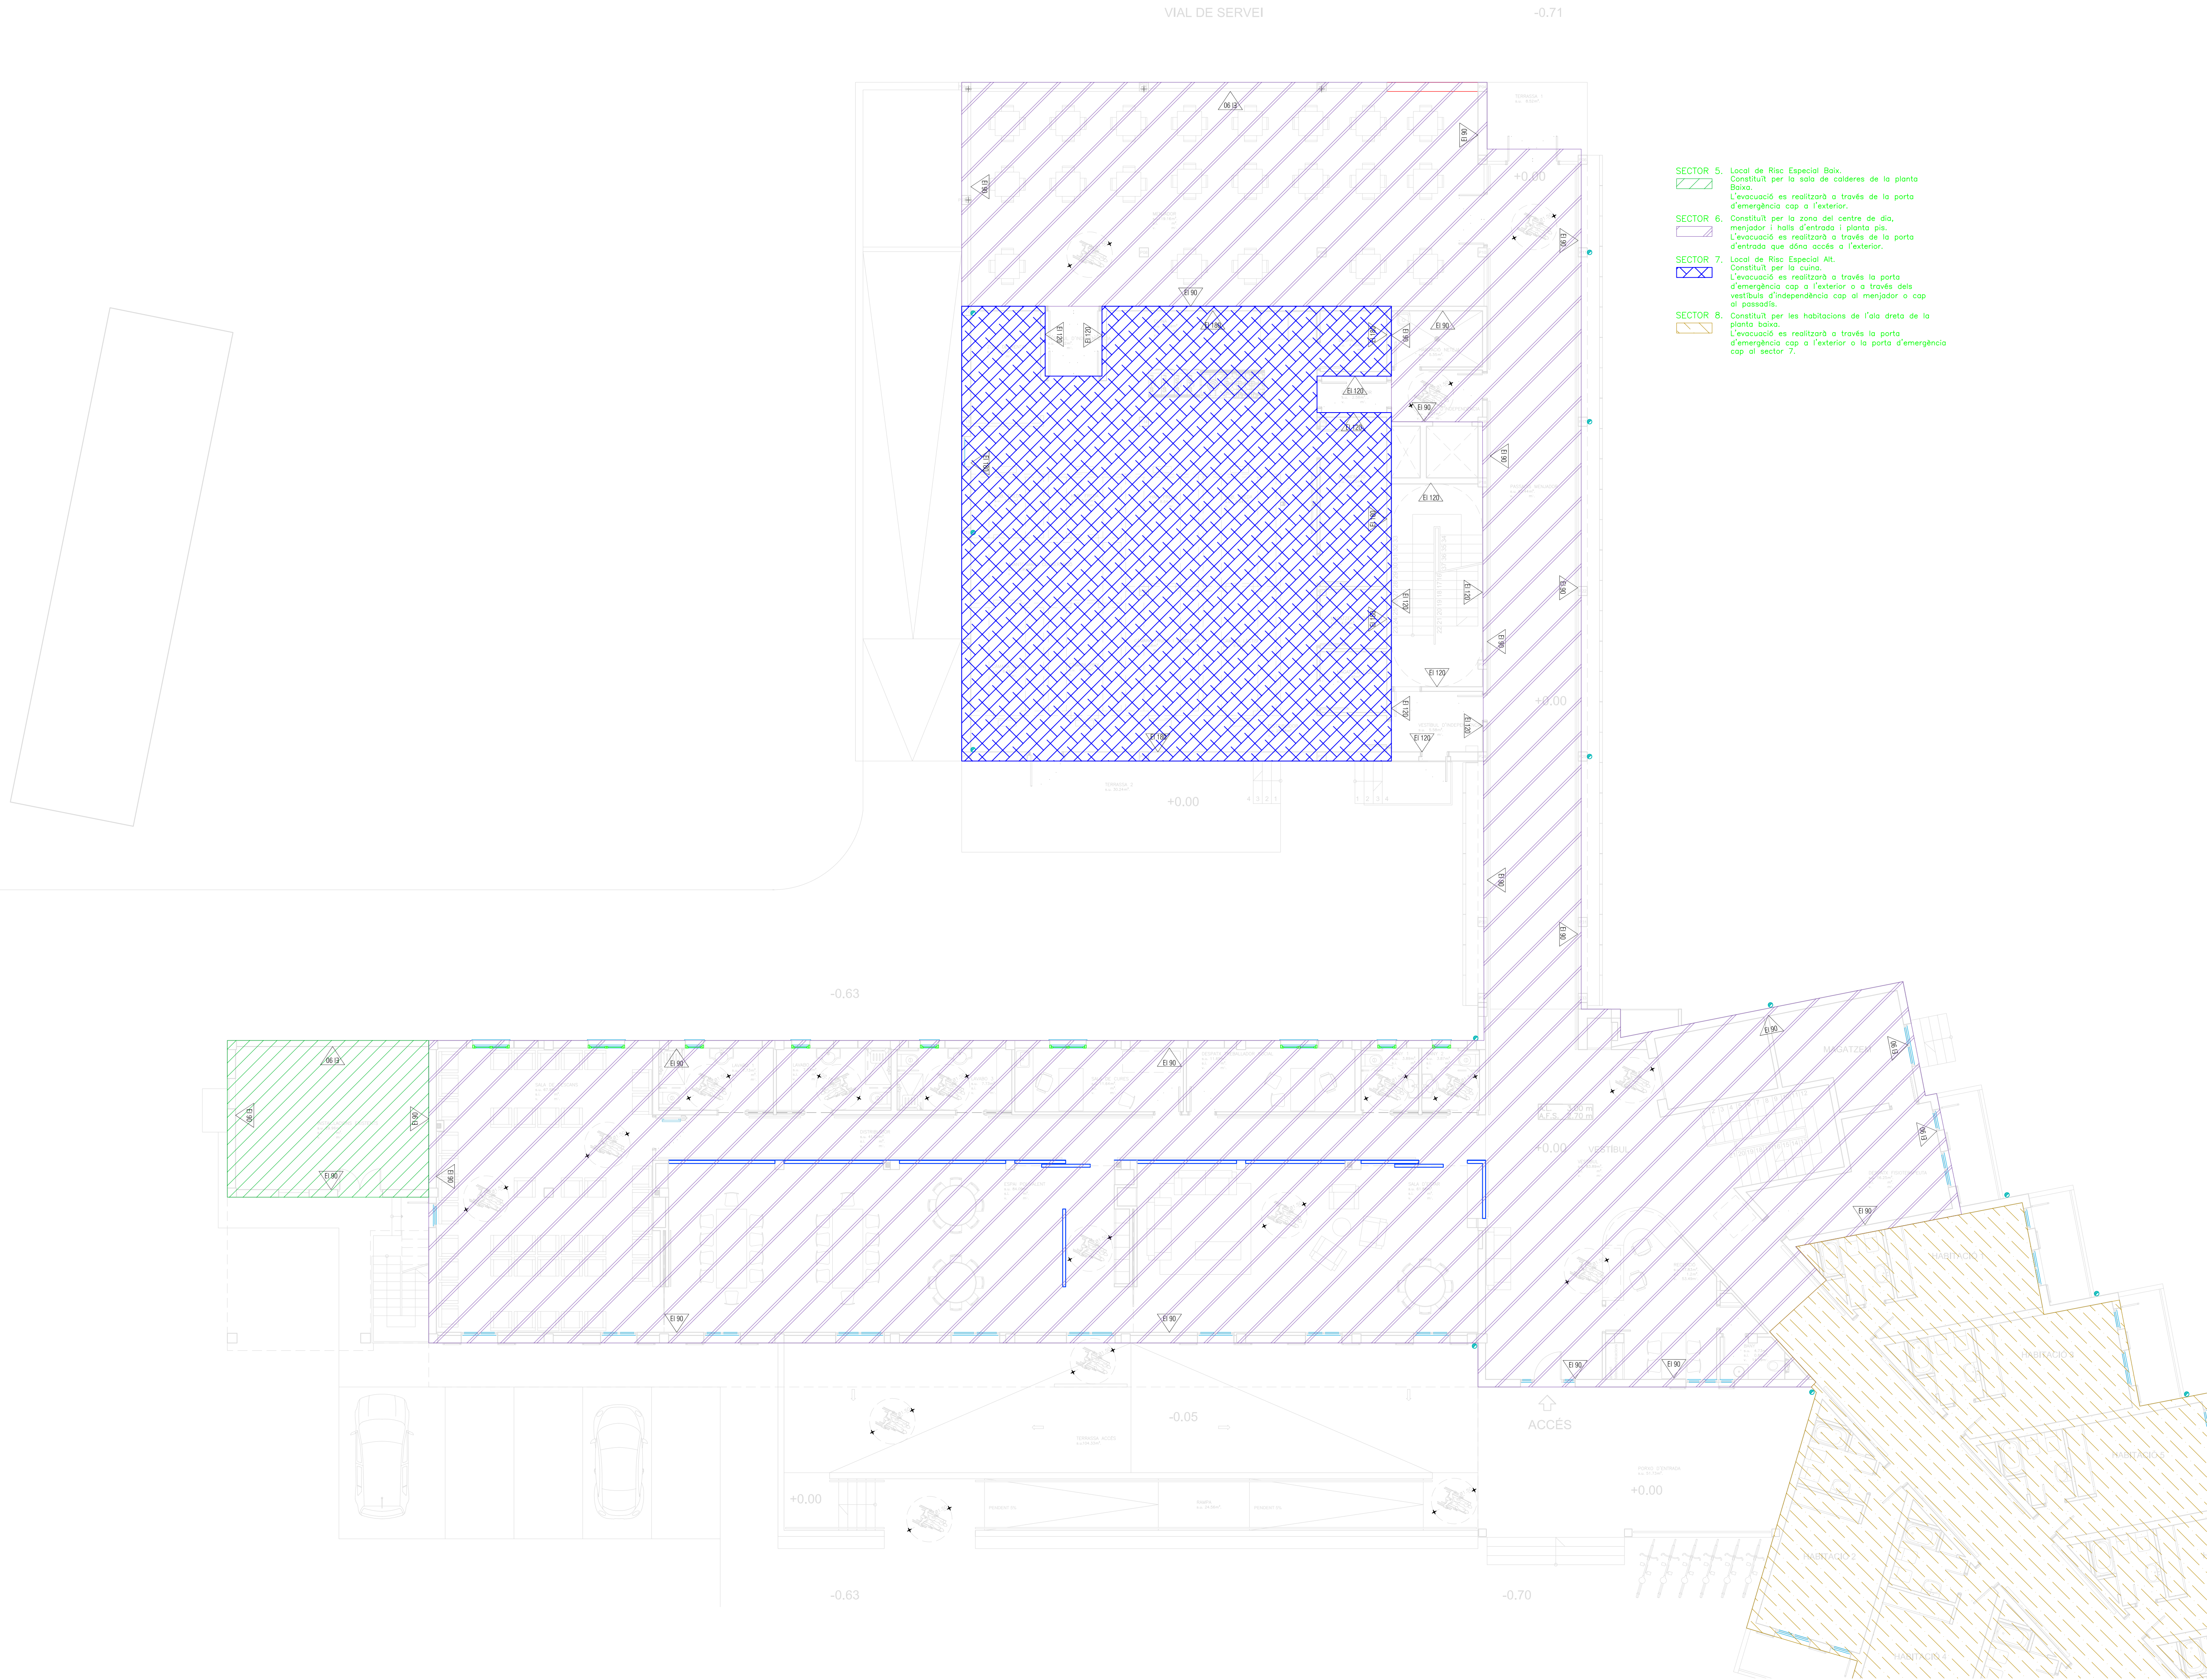


- SECTOR 5. Local de Risc Especial Baix.
Constàtut per la sala de calderes de la planta Baix.
L'evacuació es realitzarà a través de la porta d'emergència cap a l'exterior.
- SECTOR 6. Constàtut per la zona del centre de dia, menjador i halls d'entrada i planta pis.
L'evacuació es realitzarà a través de la porta d'entrada que dona accés a l'exterior.
- SECTOR 7. Local de Risc Especial Alt.
Constàtut per la cuina.
L'evacuació es realitzarà a través la porta d'emergència cap a l'exterior o a través dels vestíbuls d'independència cap al menjador o cap al passadís.
- SECTOR 8. Constàtut per les habitacions de l'ala dreta de la planta baixa.
L'evacuació es realitzarà a través la porta d'emergència cap a l'exterior o la porta d'emergència cap al sector 7.

PROJECTE INSTAL·LACIONS AMPLIACIÓ RESIDÈNCIA I CENTRE DE DIA (2ª FASE)		TÍTOL PLÀNOL		INSTAL·LACIONS CONTRAINCENDIS. SECCIONATZACIÓ PLANTA BAIXA.		PROMOTOR		ENGINEER INDUSTRIAL	
PROMOTOR AJUNTAMENT DE CAMPOS	SITUACIÓ C/ de la Rumbia s/n 07130-CAMPOS	ESCALA 1:100	DATA 08/2009	PROF. 006	SETUP 006	PROF. 006	SETUP 006	PROF. 006	SETUP 006
JOAN ANTONI MERCADAL ROBES									

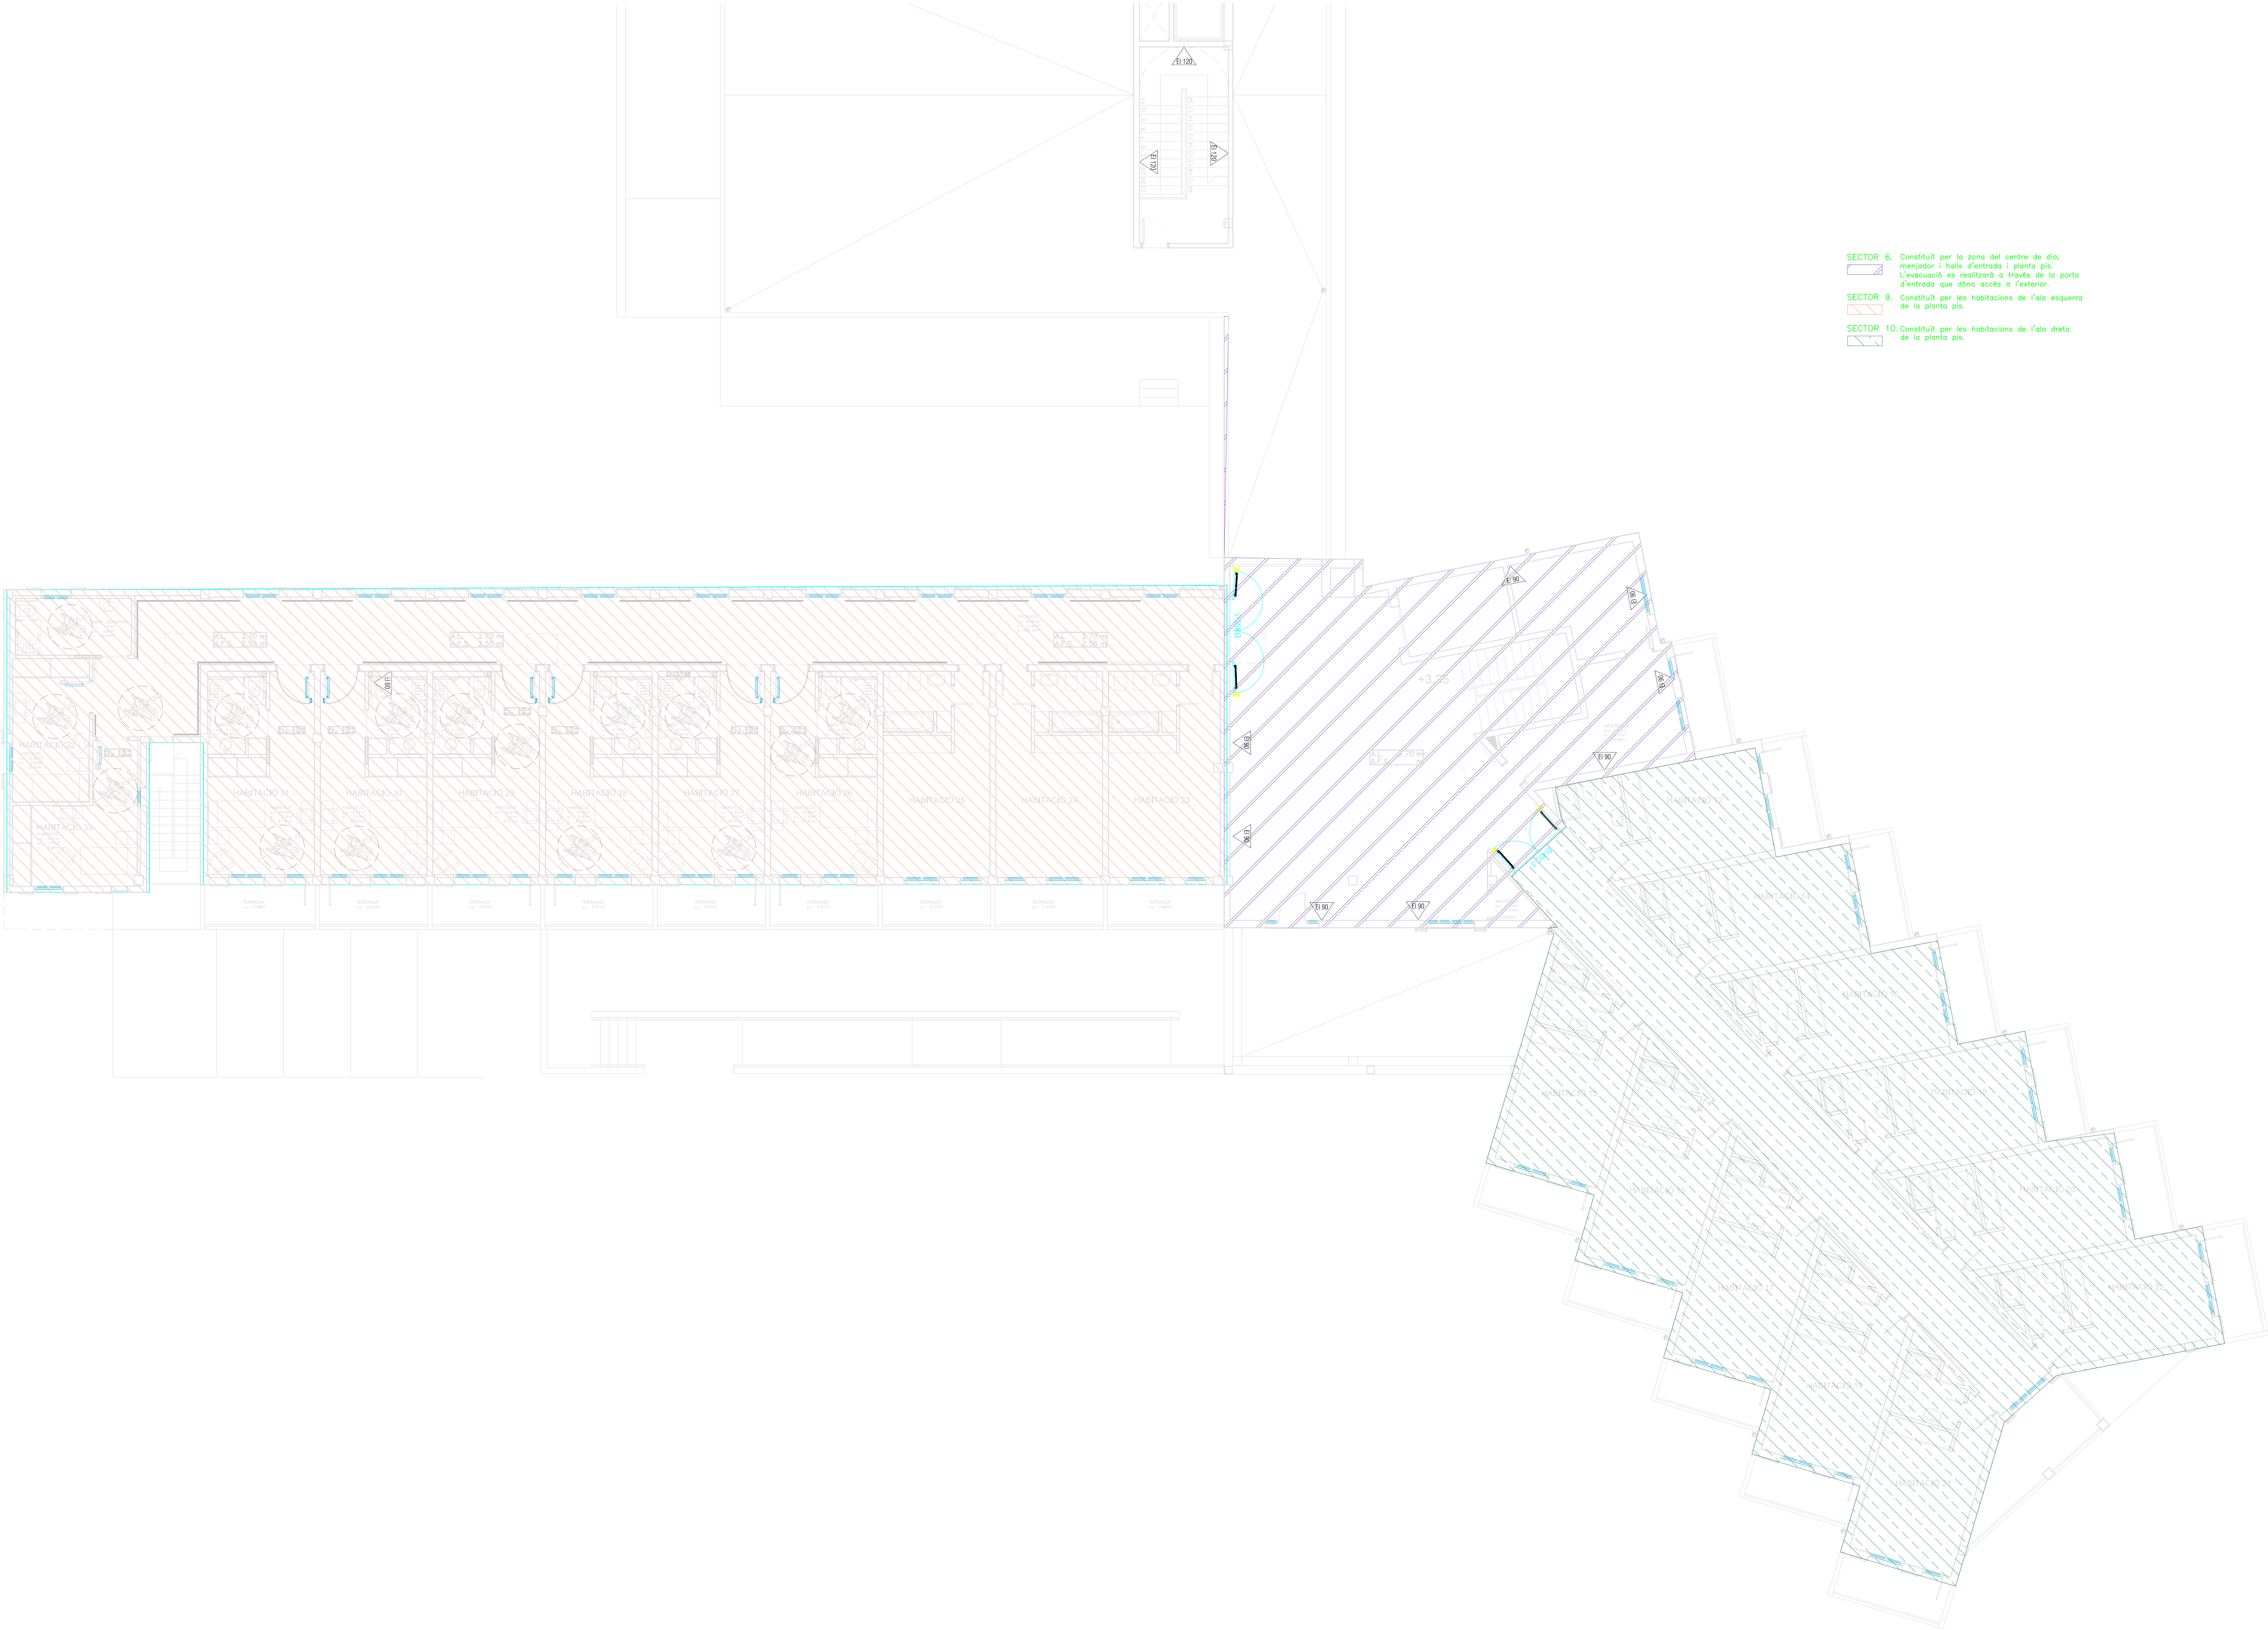


- SECTOR 6. Constituit per la zona del centre de dia, menjador i halls d'entrada i planta pis. L'evacuació es realitzarà a través de la porta d'entrada que dona accés a l'exterior.
- SECTOR 9. Constituit per les habitacions de l'ala esquerra de la planta pis.
- SECTOR 10. Constituit per les habitacions de l'ala dreta de la planta pis.


PROJECTE INSTAL·LACIONS AMPLIACIÓ RESIDÈNCIA I CENTRE DE DIA (2ª FASE) PROMOTOR AJUNTAMENT DE CAMPOS SITUACIÓ C/ de la Rumbia s/n 07630-CAMPOS	TÍTOL PLÀNOL		INSTAL·LACIONS CONTRAINCENDIS. SECTORITZACIÓ PLANTA P.S.		ESCALA 1:100		PROMOTOR		ENGINEER INDUSTRIAL	
	PROJEKTE		DATA		08/2025		AUTOR		JOAN ANTONI MERCADAL ROBES	
	SET009		007							

 


PROJECTE INSTAL·LACIONS AMPLIACIÓ RESIDÈNCIA I CENTRE DE DIA. (2ª FASE)	TÍTOL PLÀNOL	INSTAL·LACIONS CONTRAINCENDIS. EVACUACIÓ PLANTA SOTERRANI.	PROMOTOR	ENGINEER INDUSTRIAL
PROMOTOR AJUNTAMENT DE CAMPOS				
SITUACIÓ C/ de la Rambla. s/n 07630—CAMPOS				

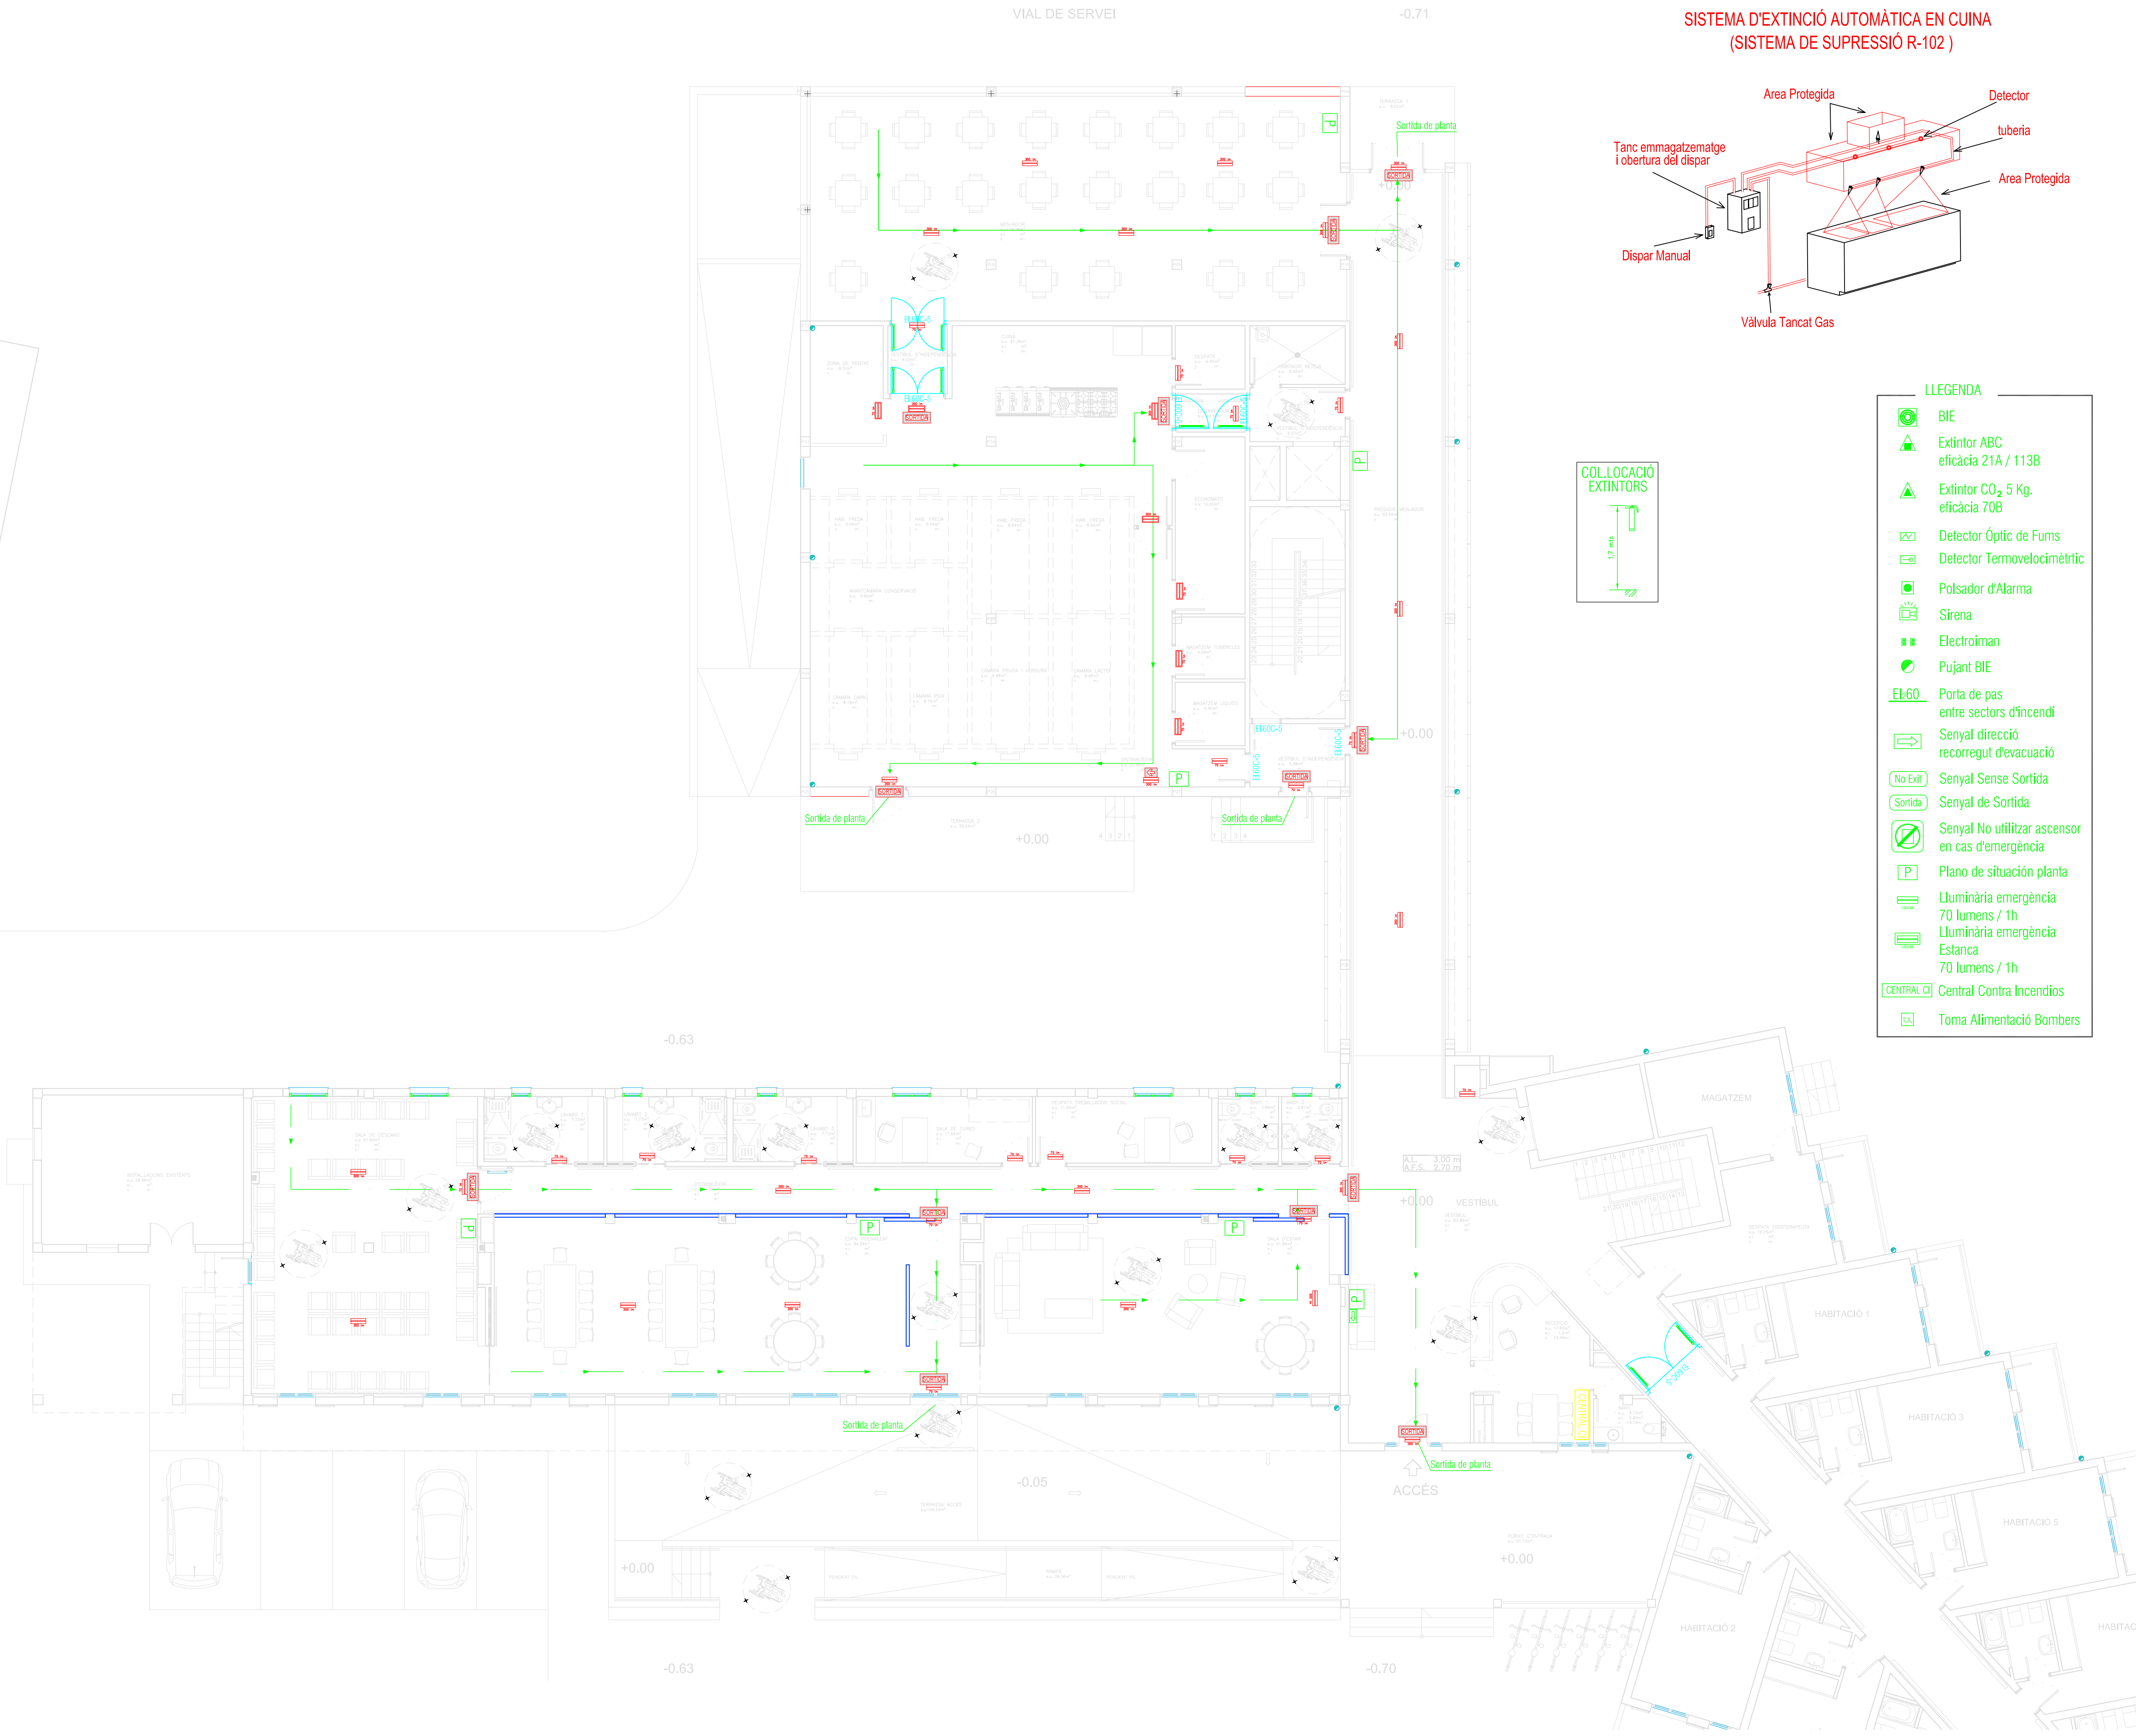

SISTEMA D'EXTINCIÓ AUTOMÀTICA EN CUINA
(SISTEMA DE SUPRESSIÓ R-102)


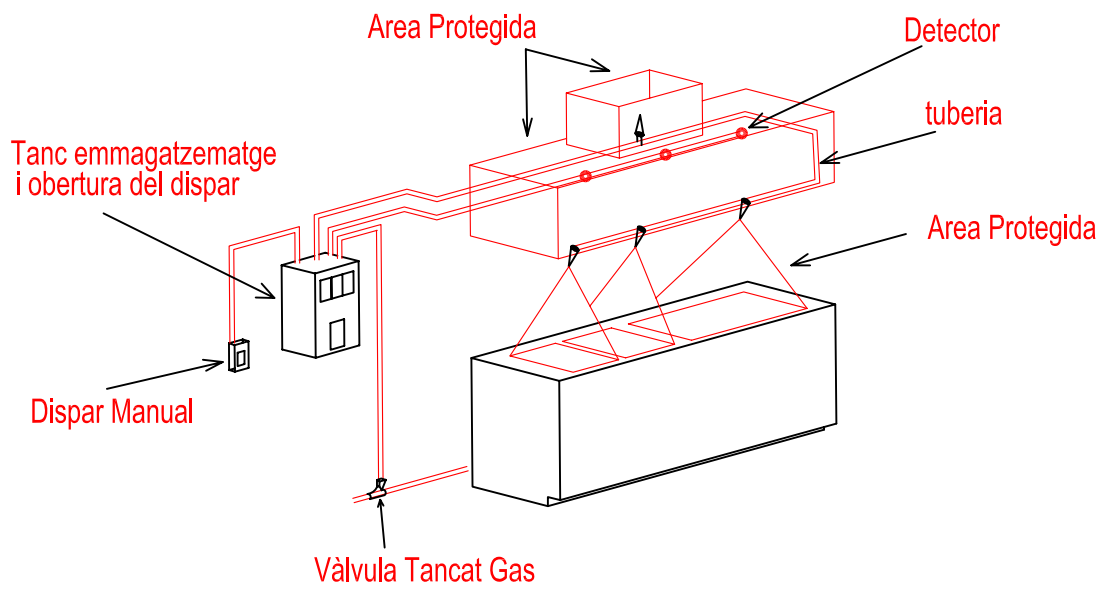


COL·LOCACIÓ
EXTINTORS

 

- LLEENDA
- BIE
 - Extintor ABC
eficàcia 21A / 113B
 - Extintor CO₂ 5 Kg.
eficàcia 70B
 - Detector Òptic de Fums
 - Detector Termovelocimètric
 - Pulsador d'Alarma
 - Sirena
 - Electroiman
 - Pujant BIE
 - El:60 Porta de pas
entre sectors d'incendi
 - Senyal direcció
recorregut d'evacuació
 - No Exit Senyal Sense Sortida
 - Sortida Senyal de Sortida
 - Senyal No utilitzar ascensor
en cas d'emergència
 - P Plano de situació planta
 - Luminària emergència
70 lumens / 1h
 - Luminària emergència
Estanca
70 lumens / 1h
 - CENTRAL CI Central Contra Incendis
 - LA Toma Alimentació Bombers

PROJECTE INSTAL·LACIONS AMPLIACIÓ RESIDÈNCIA I CENTRE DE DIA (2ª FASE) PROMOTOR AJUNTAMENT DE CAMPOS SITUACIÓ C/ de la Rumbia, s/n 07130-CAMPOS		TÍTOL PLÀNOL		INSTAL·LACIONS CONTRAINCENDIS. EVACUACIÓ PLANTA BAVA.		ESCALA 1:100 DATA SET/09		PROMOTOR DATA PROJECTE 08/2009 AUT. ALC. 009		ENGINEER INDUSTRIAL JOAN ANTONI MERCADAL ROBIES	
---	--	--------------	--	--	--	--------------------------------	--	--	--	--	--

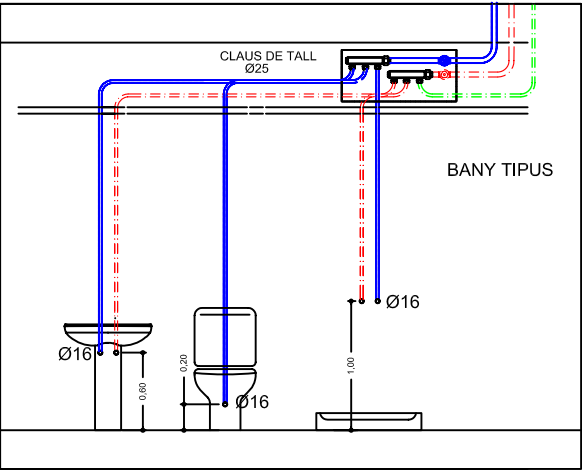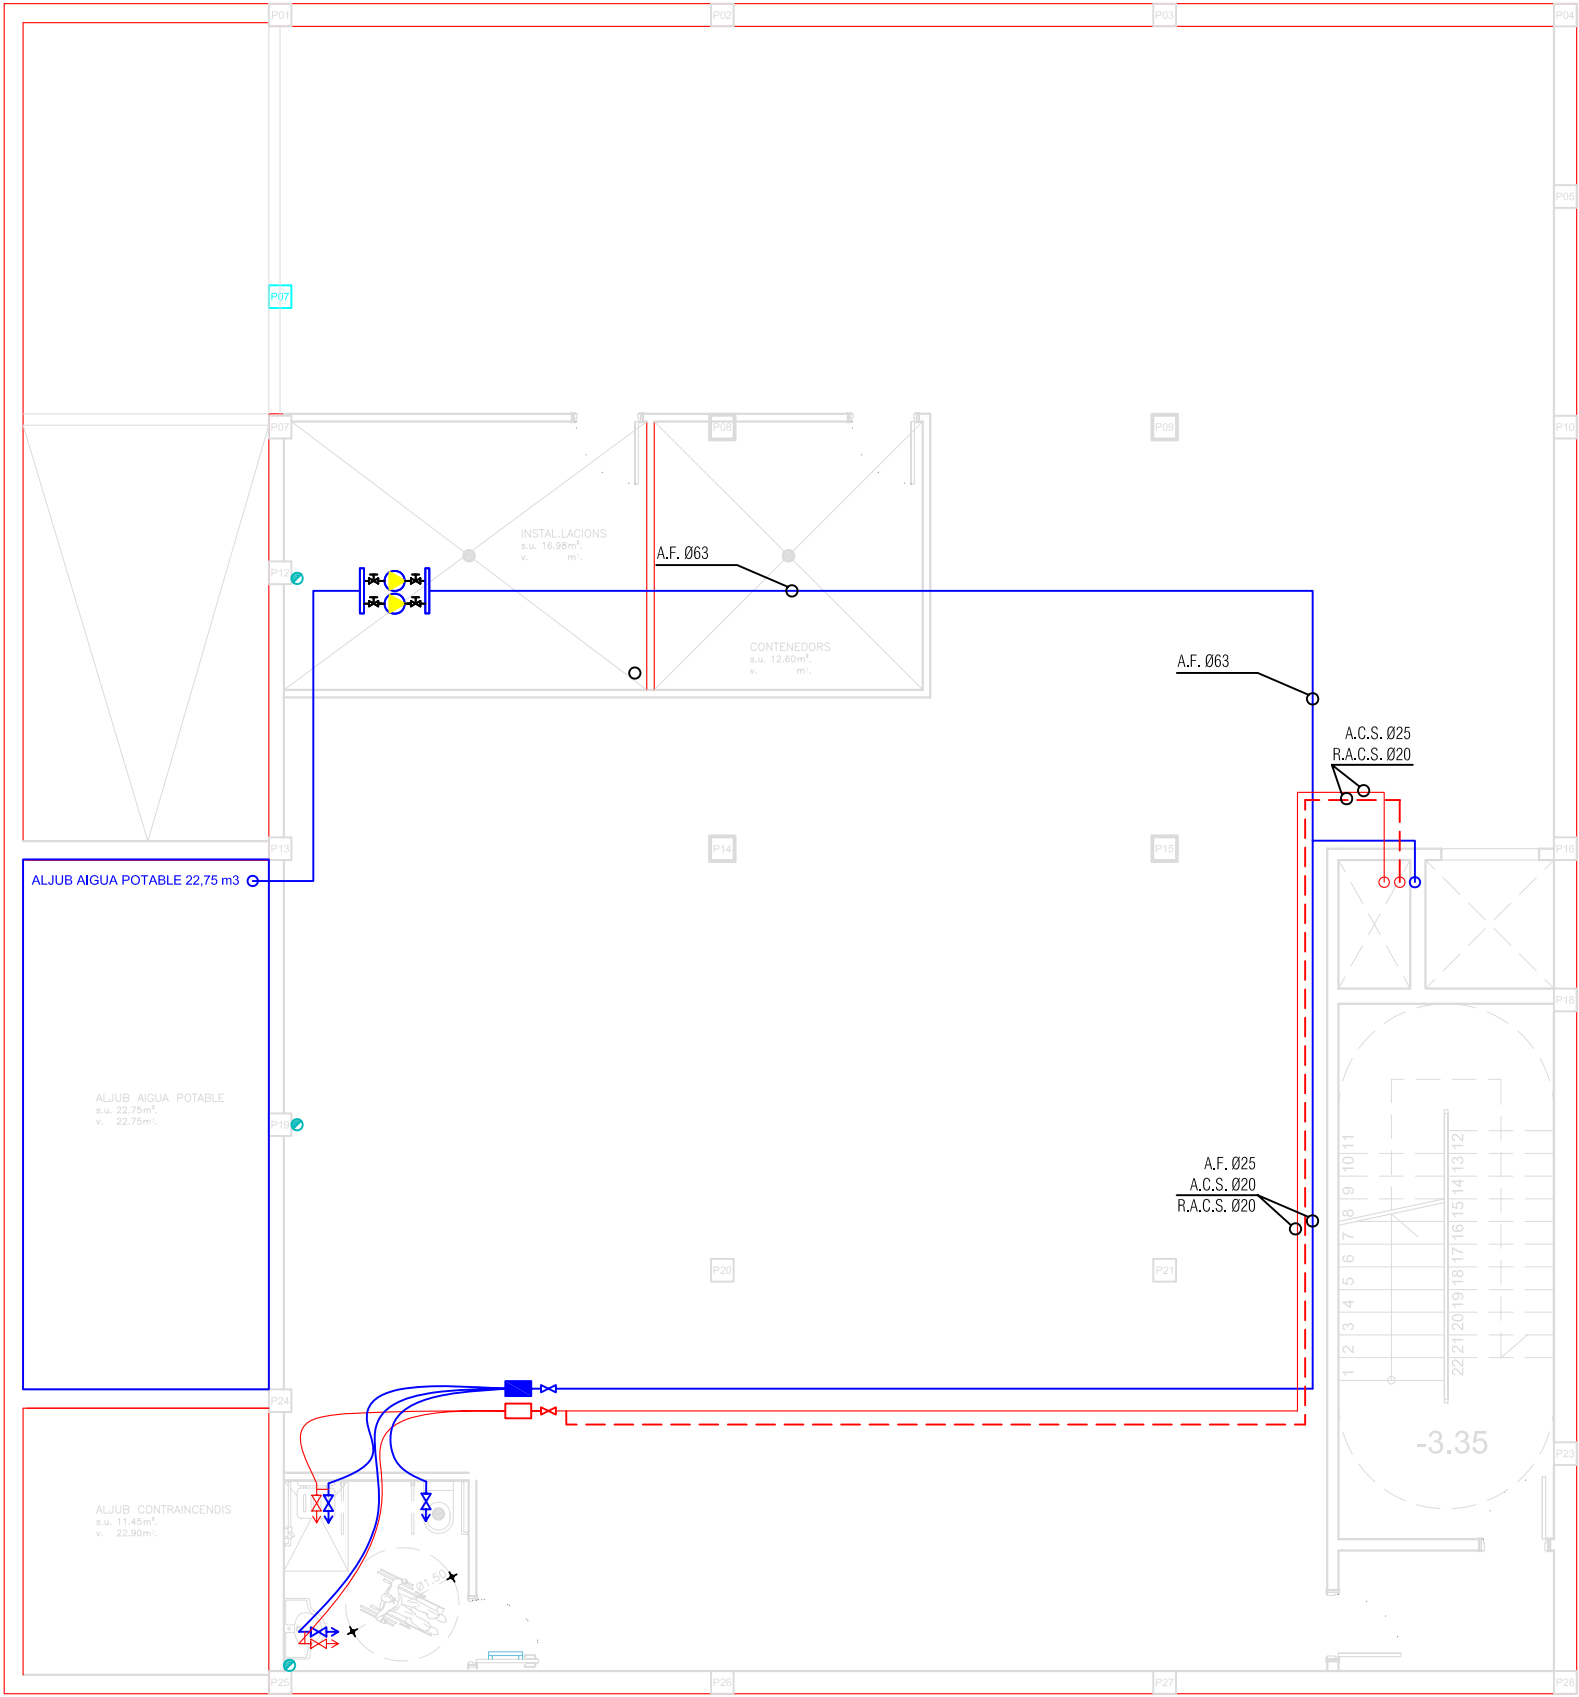

LLEENDA

Canalització A.F.S.

Canalització A.C.S.

Canalització R.A.C.S.

Baixant R.A.C.S.

Muntante A.F.S.

Muntante A.C.S.

Clau de pas



Grifó d'alimentació

Col·lector A.F.S.

Col·lector A.C.S.

Ø XX
Diàmetre canalitzacions


Aparell sanitari	Evacuació Ømin	Aigua fredaØmin	ACS Ømin
Lavabo	Ø40	Ø16	Ø16
Inodor	Ø110	Ø16	-
Dutxa	Ø50	Ø20	Ø20
Urinari	Ø40	Ø16	-
Aiguera	Ø40	Ø16	Ø16
Pila de rentar	Ø40	Ø16	Ø16
Rentaplats	Ø50	Ø20	Ø20
Pelapatates	Ø40	Ø16	-
Abocador	Ø110	Ø20	-

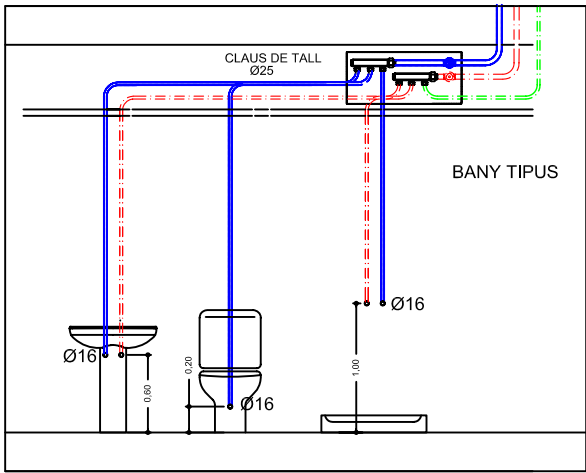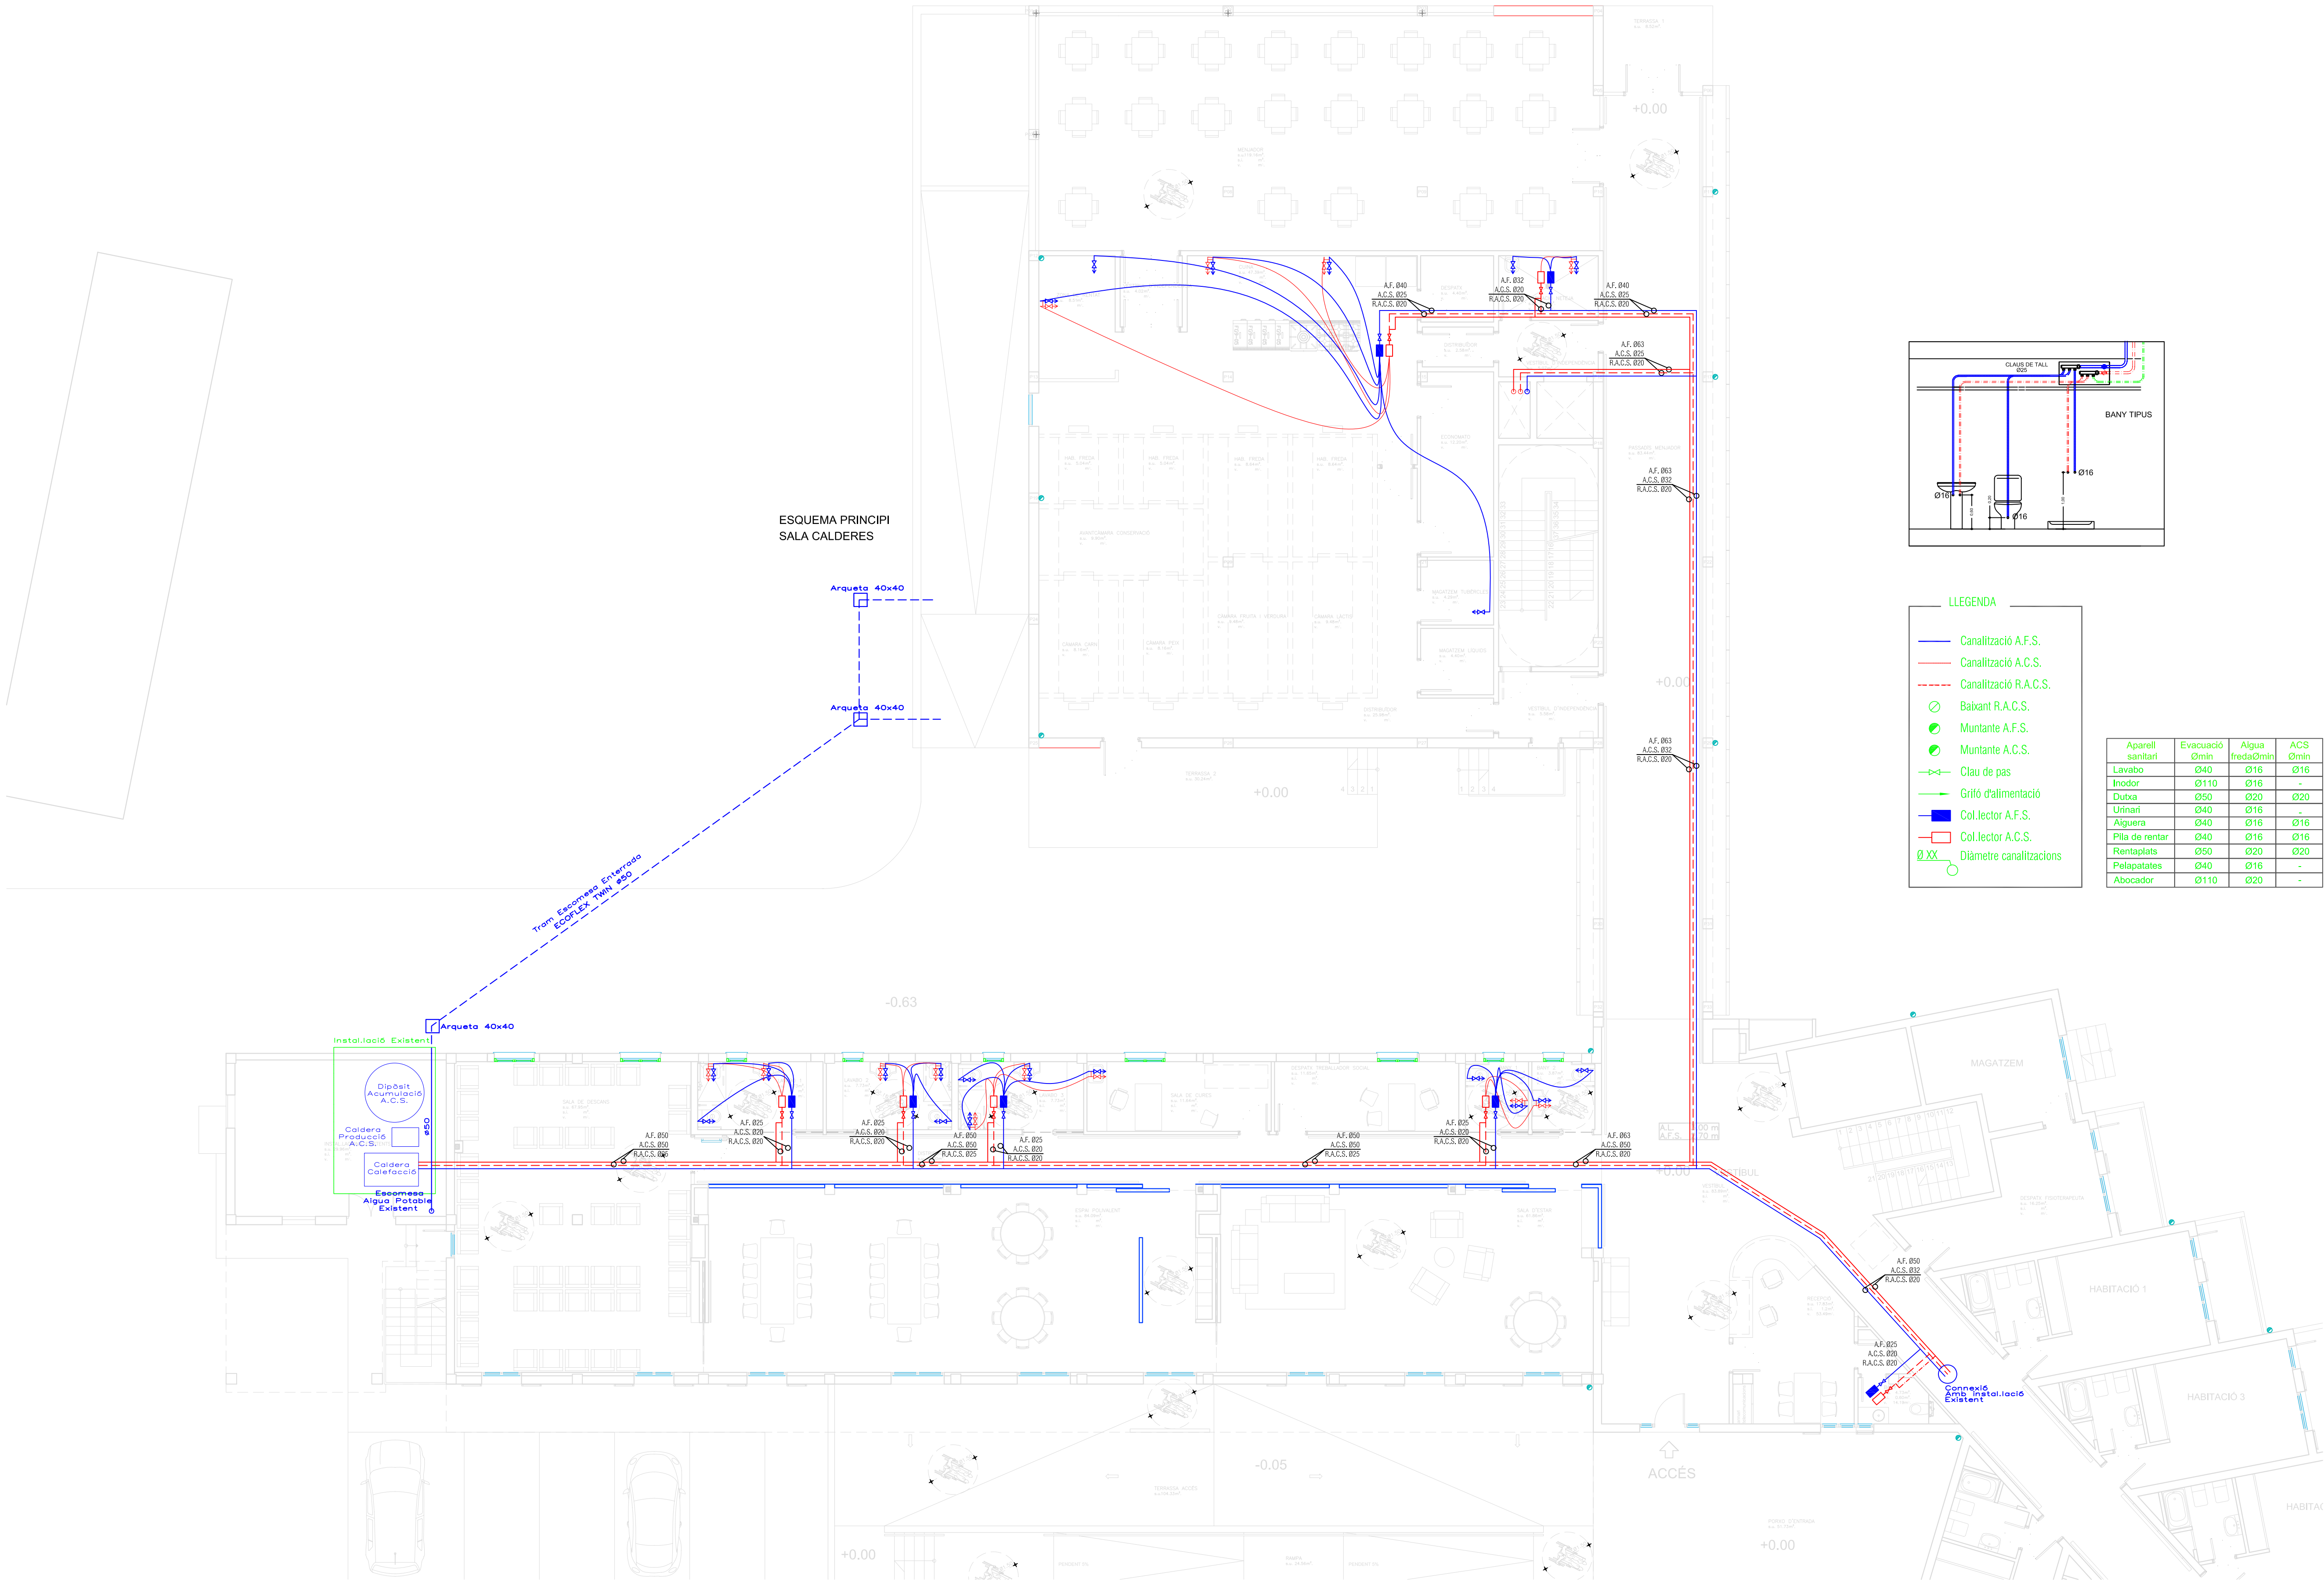


LLEGENDA

- Canalització A.F.S.
- Canalització A.C.S.
- Canalització R.A.C.S.
- Baixant R.A.C.S.
- Muntant A.F.S.
- Muntant A.C.S.
- Clau de pas
- Grifo d'alimentació
- Col.lector A.F.S.
- Col.lector A.C.S.
- Ø XX
- Diàmetre canalitzacions

Aparell sanitari	Evacuació Ømm	Alguia freda Ømm	ACS Ømm
Lavabo	Ø40	Ø16	Ø16
Inodor	Ø110	Ø16	-
Dutxa	Ø50	Ø20	Ø20
Urinarí	Ø40	Ø16	-
Aiguera	Ø40	Ø16	Ø16
Pila de rentar	Ø40	Ø16	Ø16
Rentaplats	Ø50	Ø20	Ø20
Pelaplates	Ø40	Ø16	-
Abocador	Ø110	Ø20	-

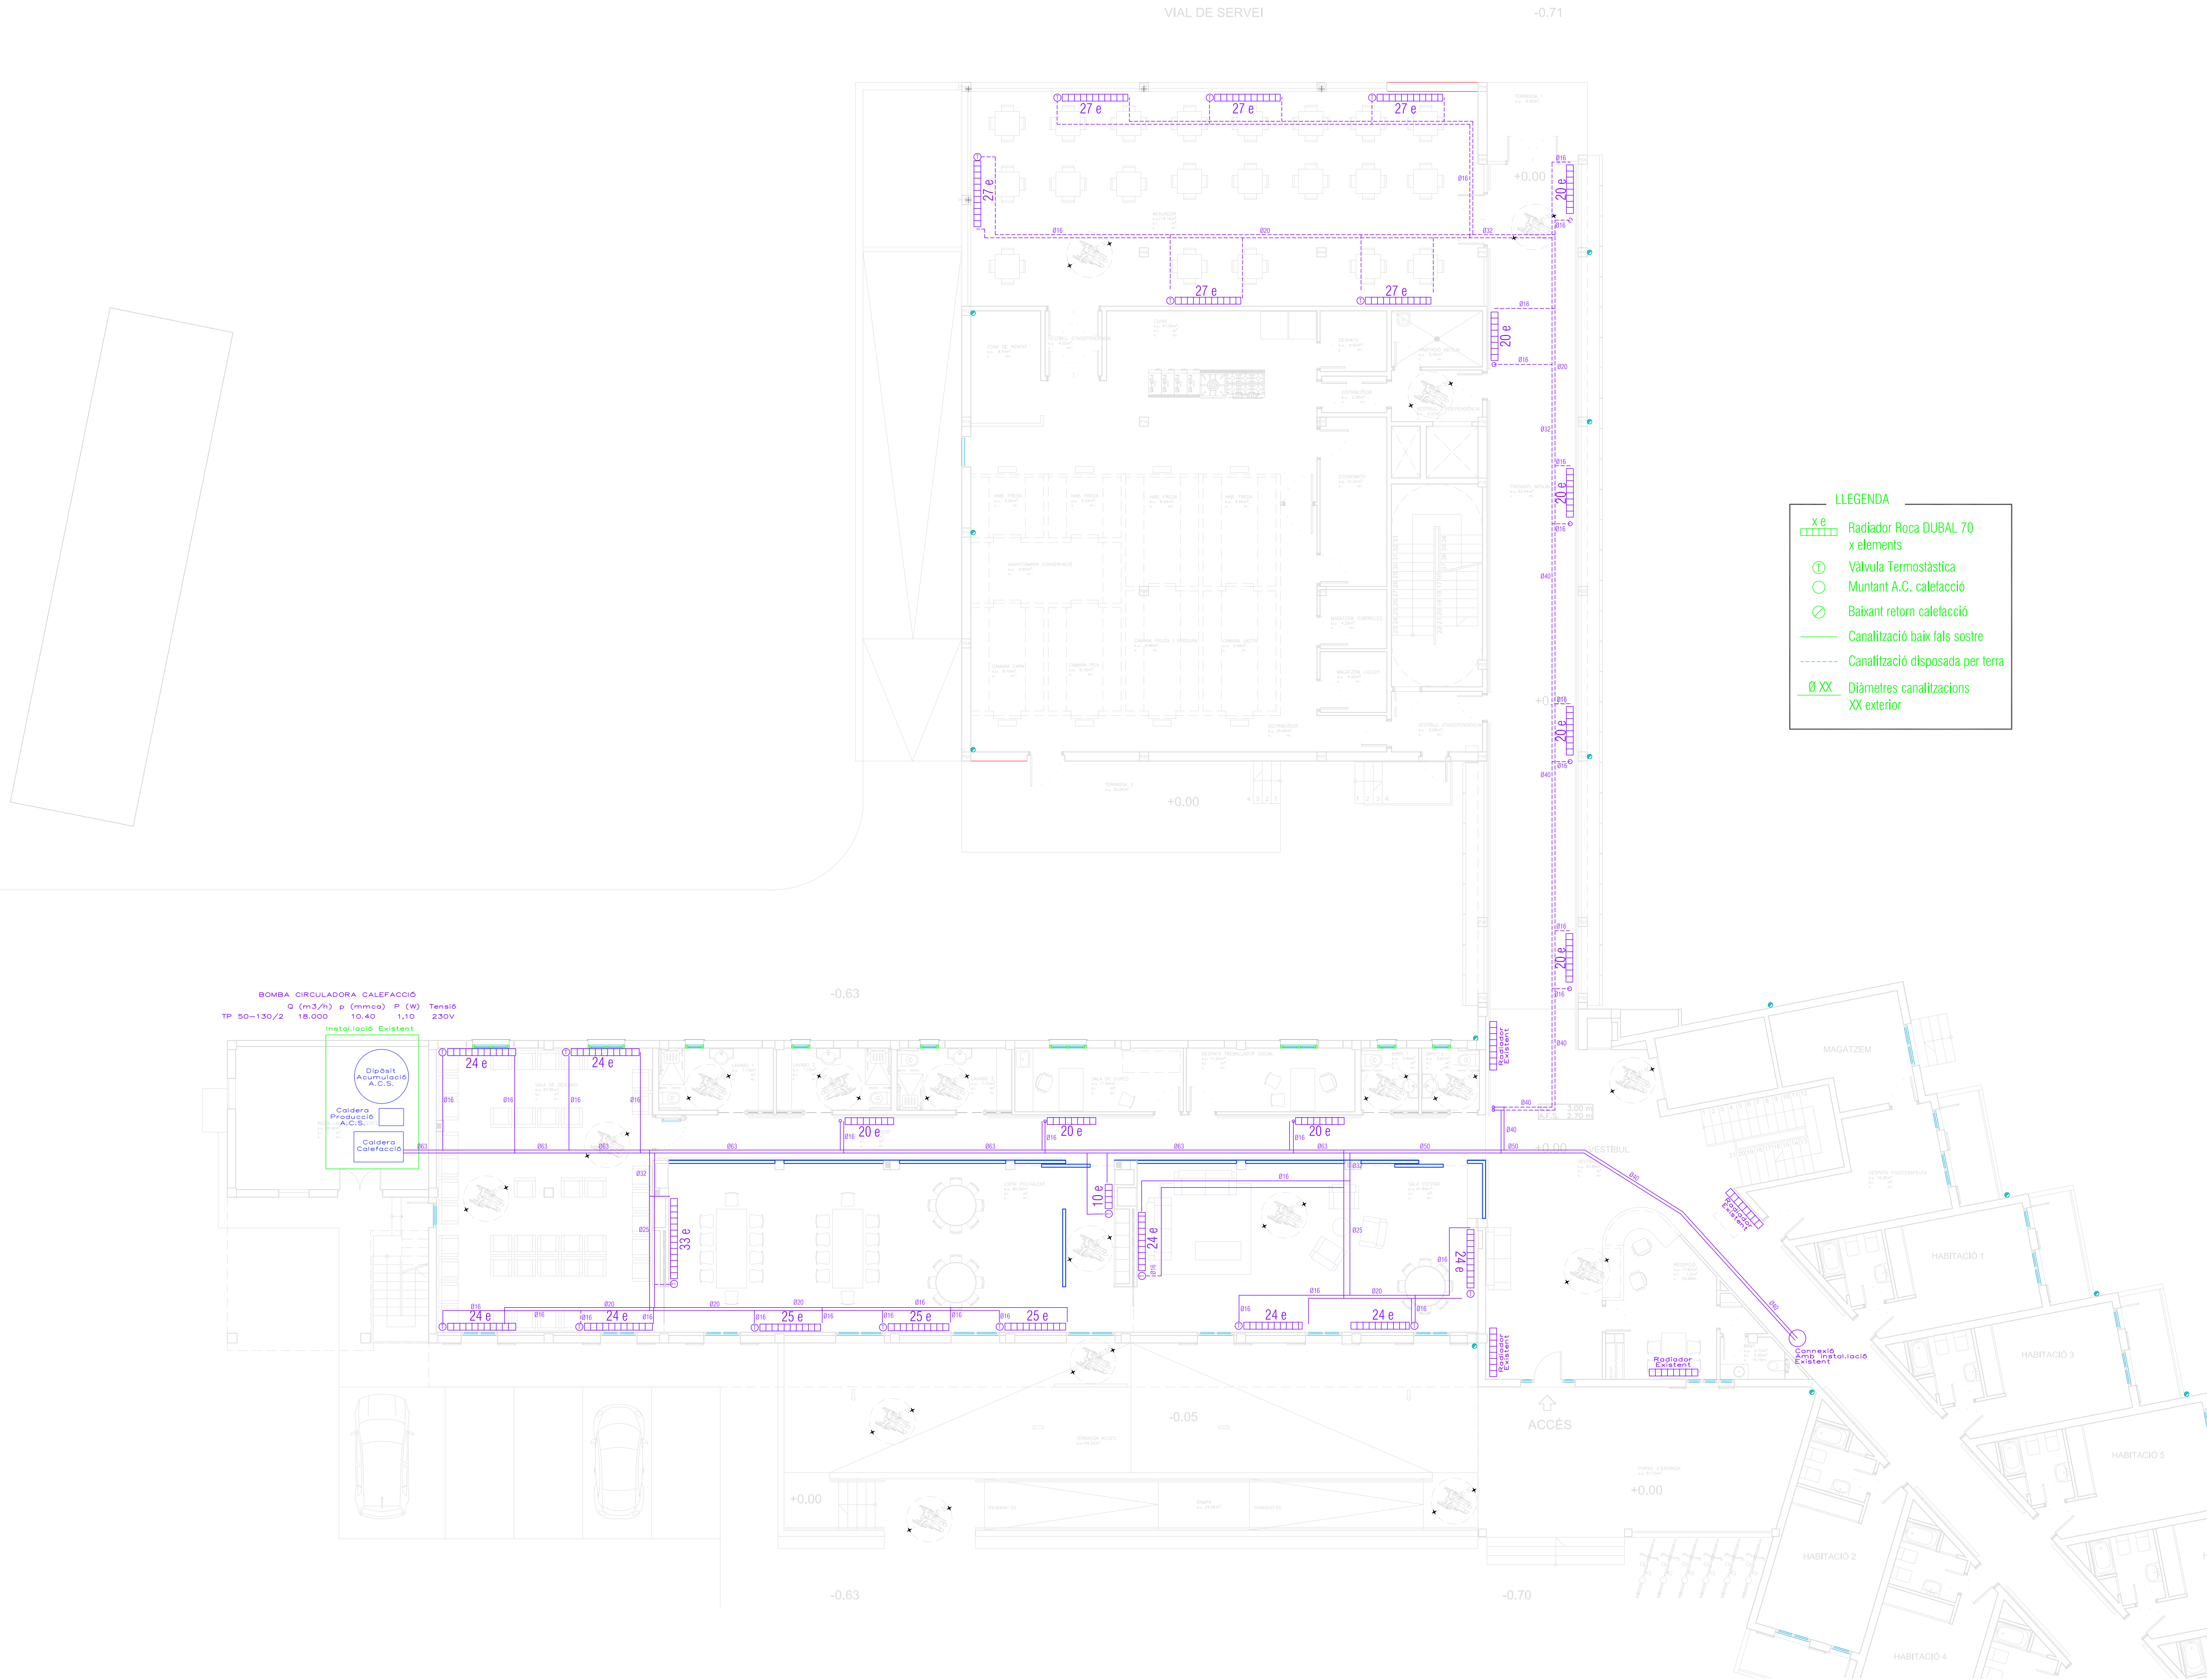

PROJECTE INSTAL·LACIONS AMPLIACIÓ RESIDÈNCIA I CENTRE DE DIA (2ª FASE) PROMOTOR AJUNTAMENT DE CAMPOS SITUACIÓ C/ de la Rumbia, s/n 07130-CAMPOS		TÍTOL PLÀNOL INSTAL·LACIONS DE CALEFACCIÓ. PLANTA BANA		ESCALA 1:100 DATA SET/09	PROJECC 18/09/09 AUTOR SET/09	PROMOTOR	ENGINEER INDUSTRIAL	JOAN ANTONI MERCADAL ROBES
---	--	--	--	-----------------------------------	--	----------	---------------------	----------------------------

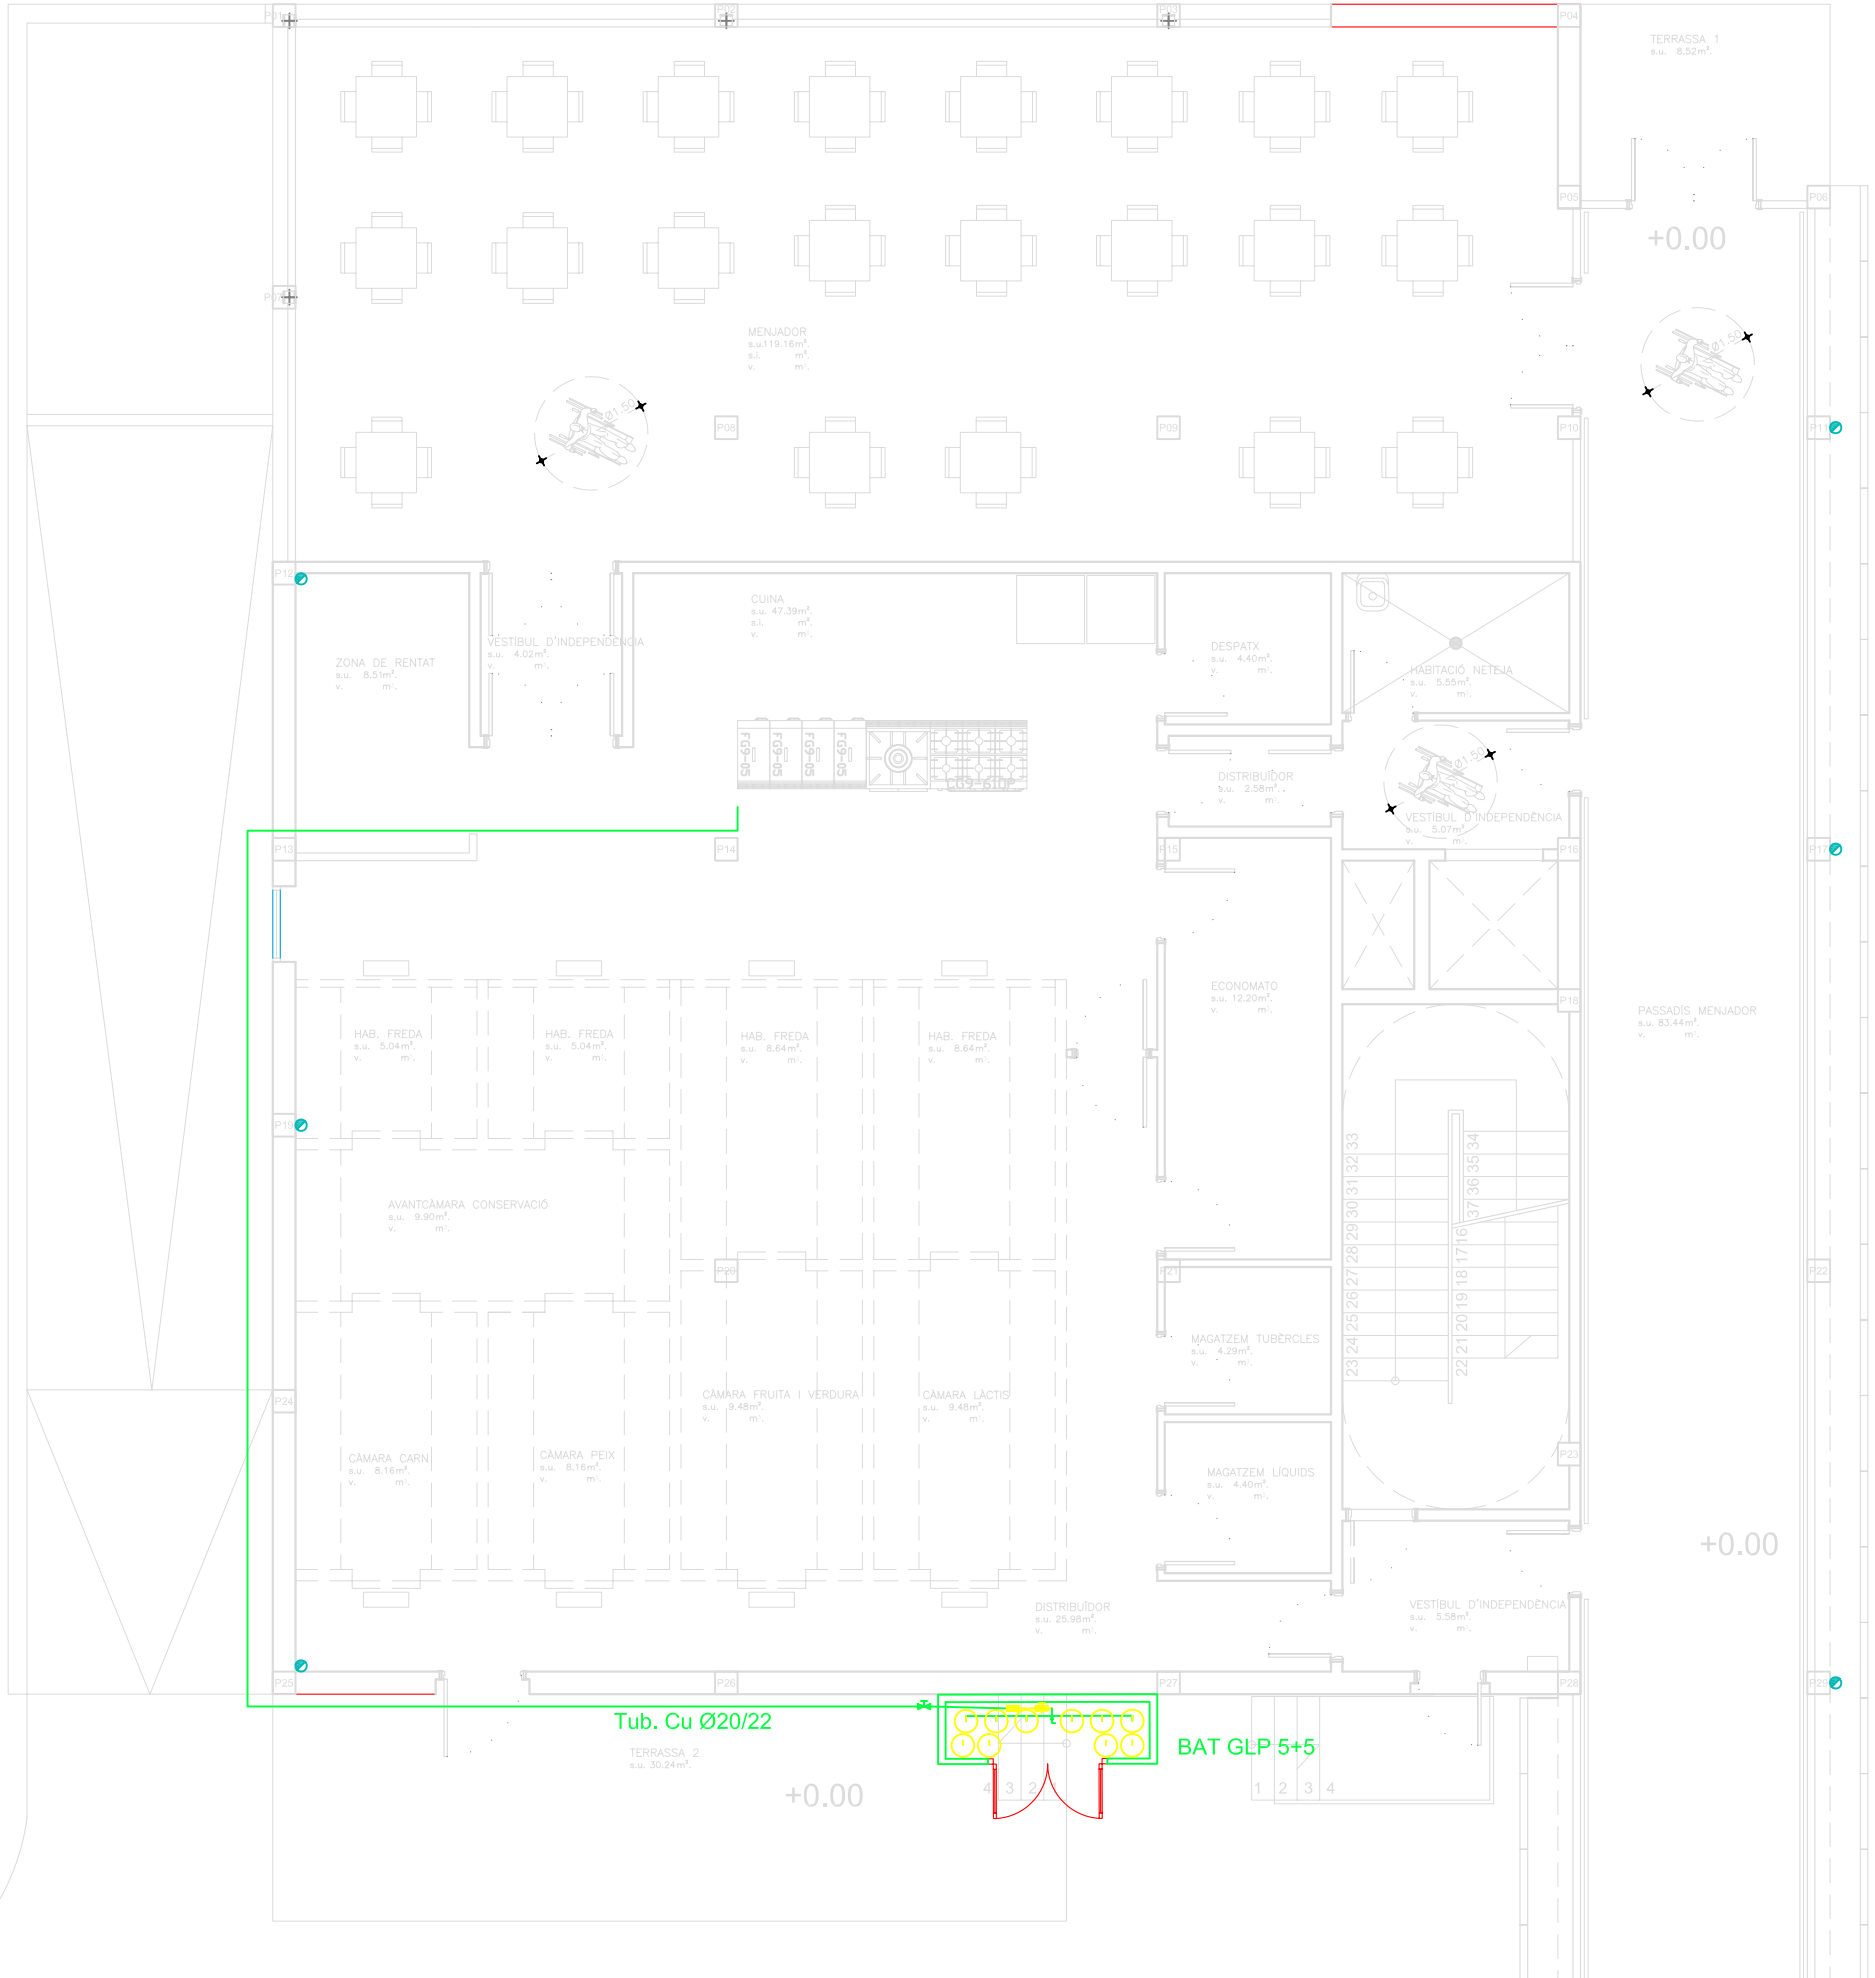

PROJECTE INSTAL·LACIONS AMPLIACIÓ RESIDÈNCIA I CENTRE DE DIA. (2ª FASE) PROMOTOR AJUNTAMENT DE CAMPOS C.I.F.: P4001300F SITUACIÓ C/ de la Rambla. s/n 07630-CAMPOS		TÍTOL PLÀNOL INSTAL·LACIONS DE GAS. PLANTA BAIXA. CUINA.		PROMOTOR Num. PROJECTE 08/2009 Nº PLÀNOL 013 ESCALA 1:100 DATA SETEM'09		ENGINEYER INDUSTRIAL JOAN ANTONI MERCADAL RUBIES Nº. Col.: 565 COEIB	
---	--	--	--	---	--	--	--