



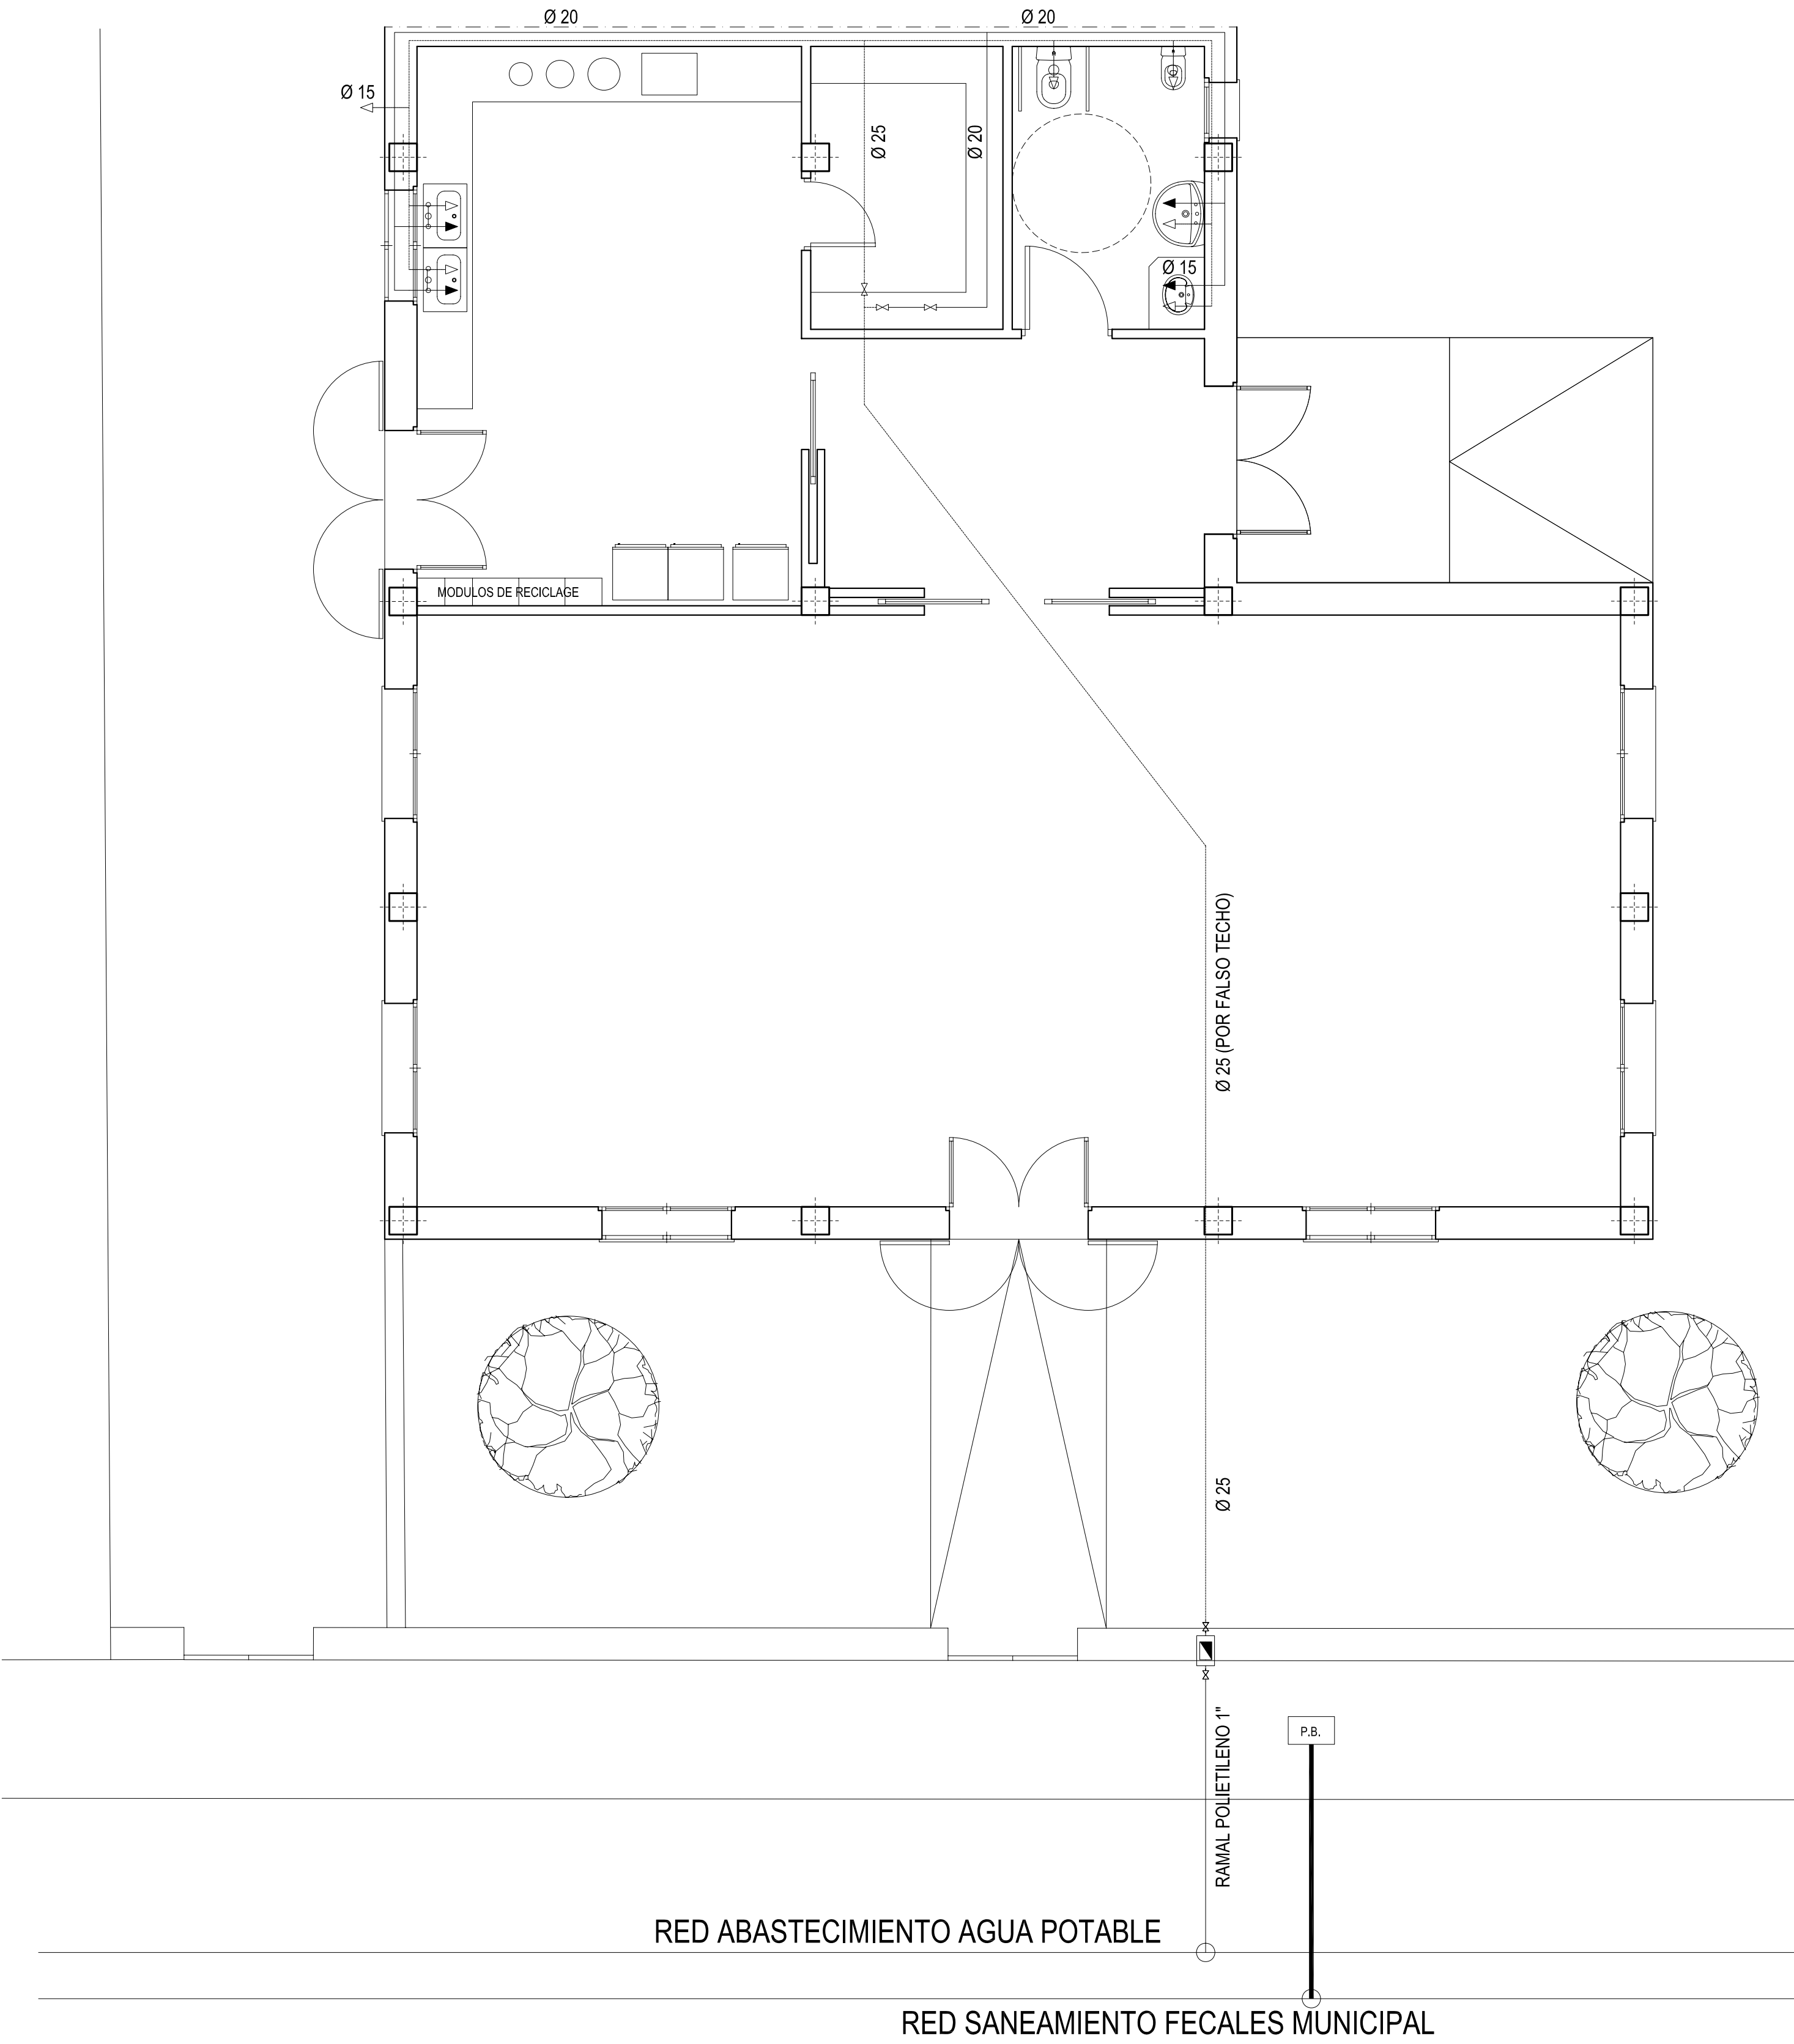

FONTANERIA	
	LLAVE GENERAL DE PASO UBICADA EN ARQUETA MONTANTE AGUA FRIA
	MONTANTE AGUA CALIENTE
	CONTADOR GENERAL UBICADO EN ARMARIO y Biber de aluminado
	LLAVE ESQUADRA 1/2" ALIMENTACION AGUA FRIA
	LLAVE ESQUADRA 1/2" ALIMENTACION AGUA CALIENTE
	CANALIZACION pre-instalación AGUA CALIENTE
	CANALIZACION AGUA FRIA
	LLAVE DE PASO
	EXTINTOR 21A-113B

TODA LA INSTALACIÓN SE EJECUTARÁ POR EL FALSO TECHO CON EL SISTEMA "WIRSBO-PEX", con parte proporcional de piezas de unión en T o codos.

SANEAMIENTO	
	BAJANTE AGUAS FECALES Y RESIDUALES
	BAJANTE PLUVIALES
	VENTILACION TIPO SHUNT
	ALBAÑAL PVC FECALES Y RESIDUALES
	ALBAÑAL PVC PLUVIALES
	ARQUETA REGISTRO 30X30 PIE BAJANTE PLUVIAL
	ARQUETA REGISTRO HORMIGON 30X30
	P.B. ARQUETA MUNICIPAL SANEAMIENTO 30X60

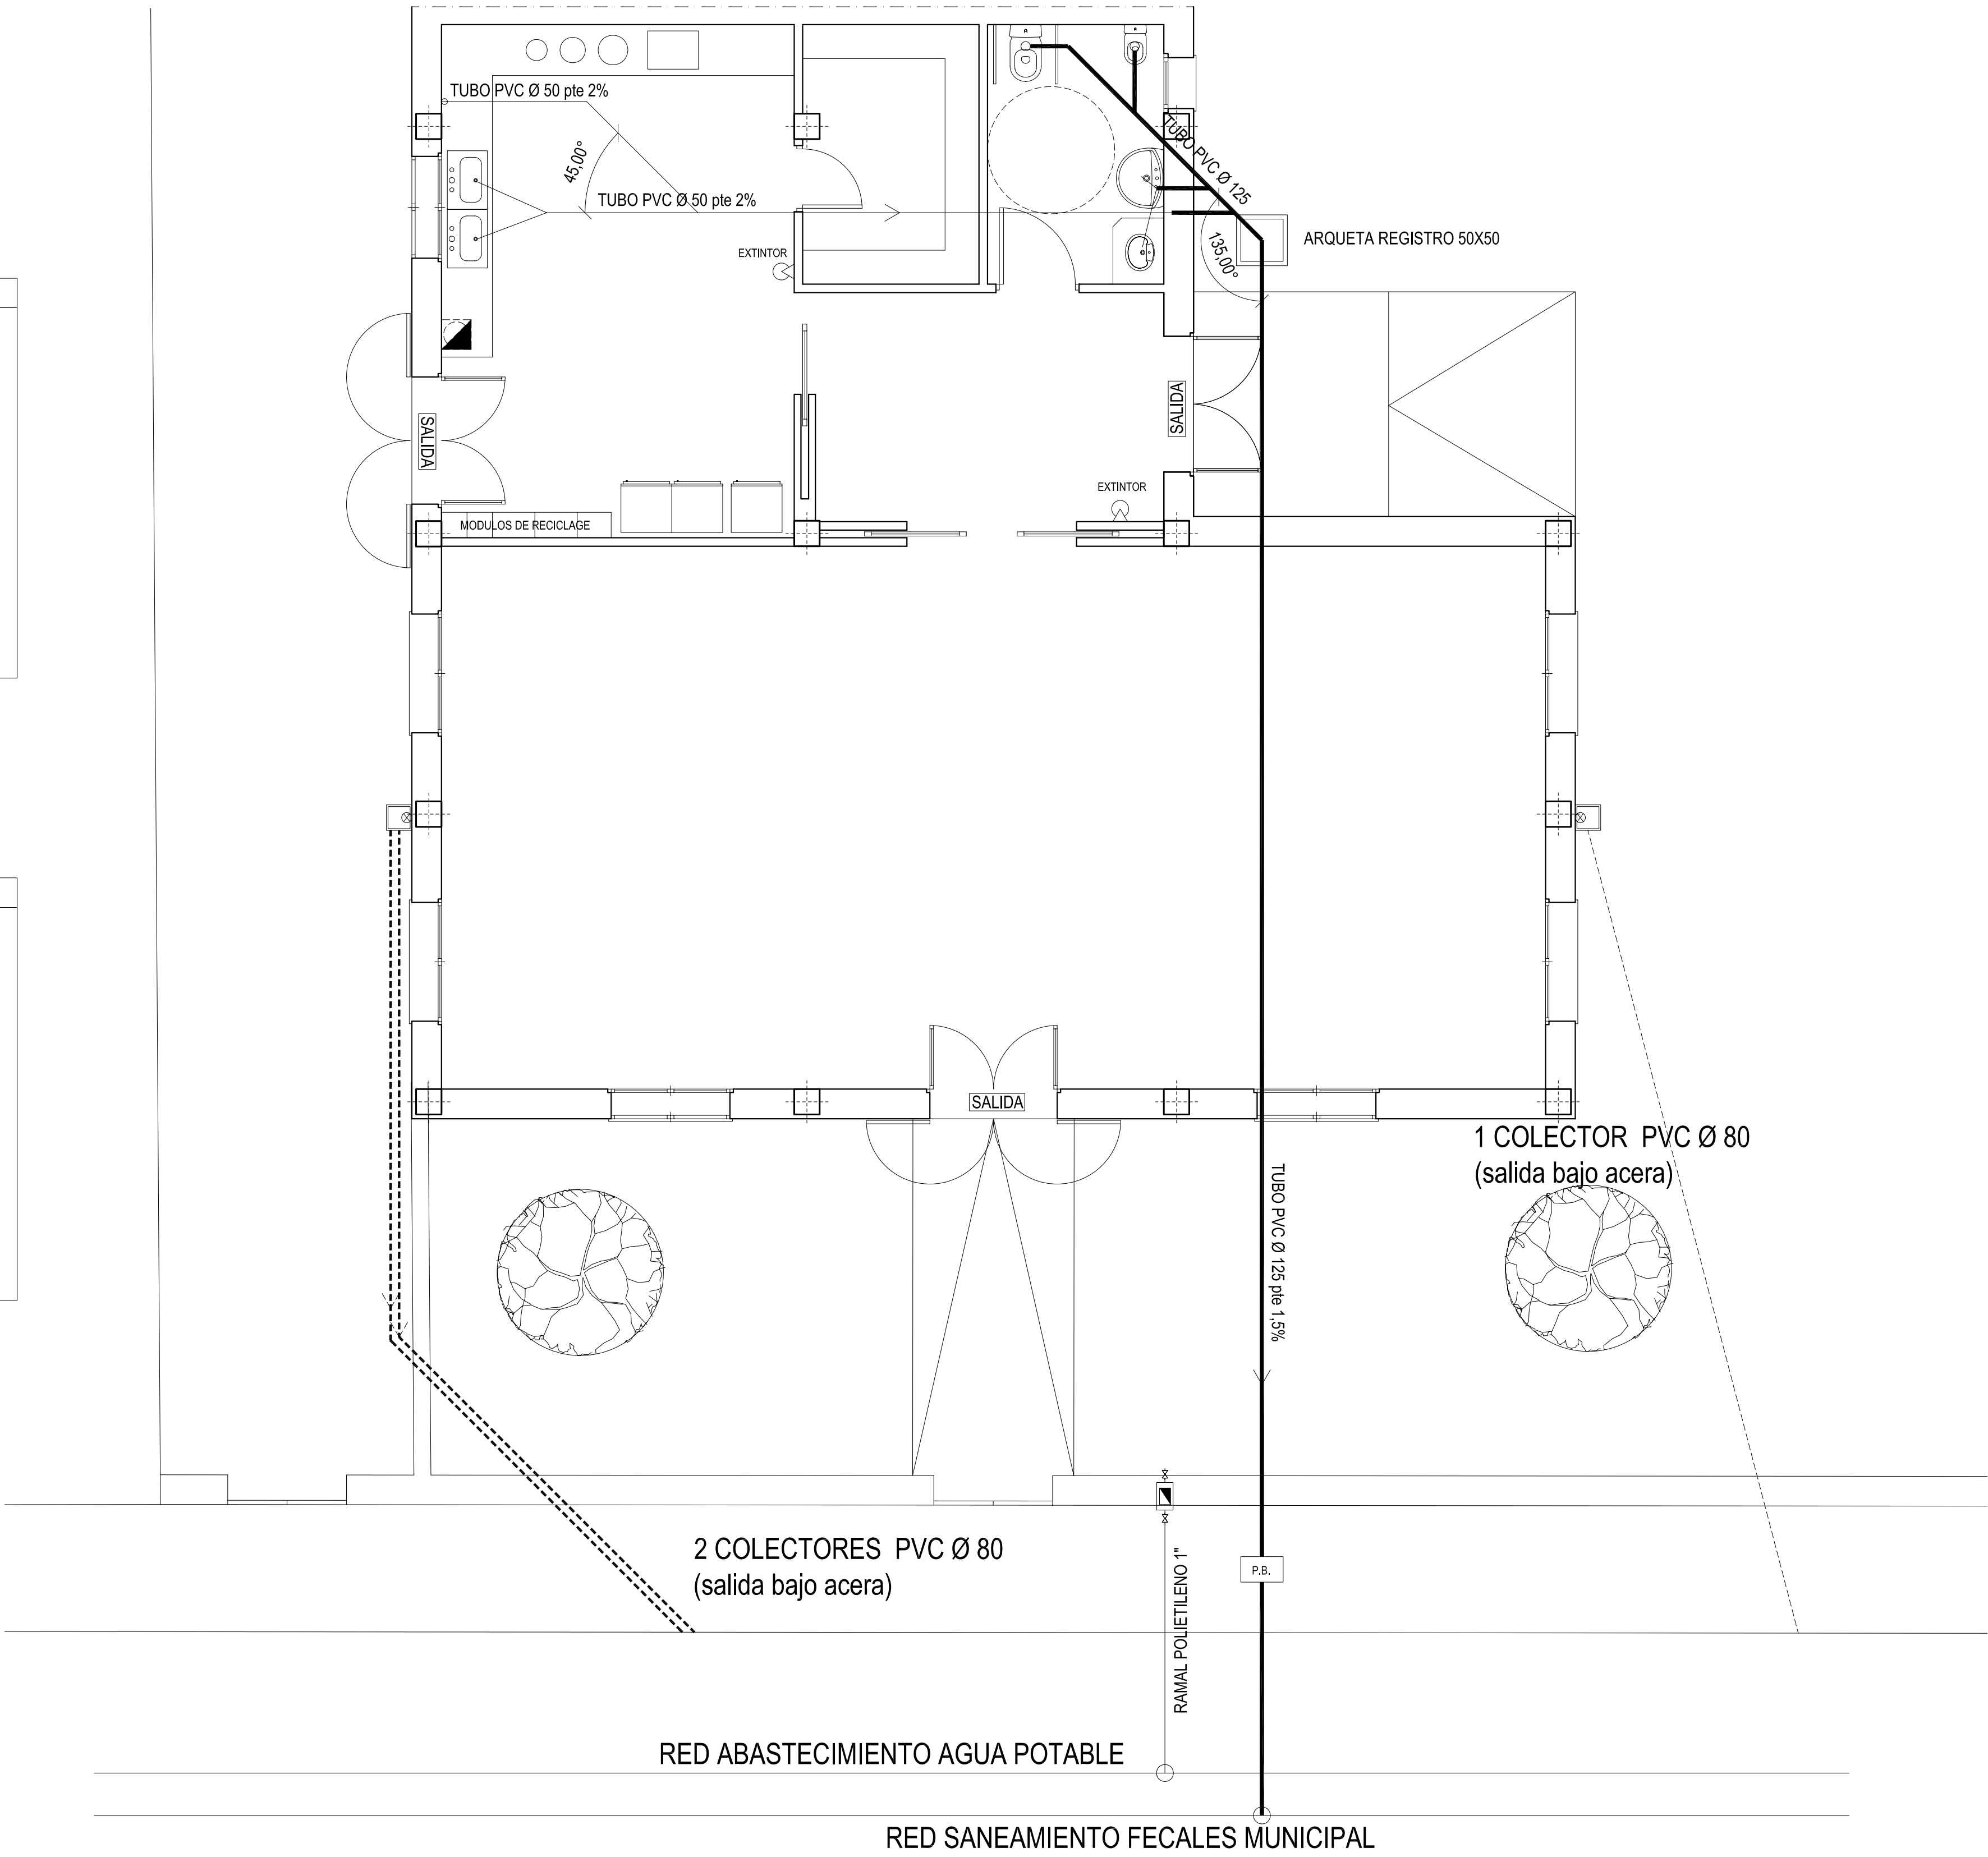

DOTACIÓN DE NUEVO COMEDOR Y SERVICIOS EN EL CENTRO EDUCATIVO CP JOAN VENY I CLAR		
SITUACION: CAMI DE CUITAT VELL, s/n. CAMPOS		
PROMOTOR: AJUNTAMENT DE CAMPOS		
PLANTA FONTANERIA Y SANEAMIENTO COMEDOR.		
ESCALA: 1/50	FECHA: MARZO 2010	EXP. Nº: 0962
ARQUITECTO	BARTOLOME GINARD FULLANA	PLANO Nº 6
C./ Son Colbet, 3--F 07013 Palma de Mallorca E-mail: lginard@arquitect.es		
Teléf. 971.22.06.30 Fax: 971.22.16.03 Móvil: 606.93.29.35		