



CALLE SERRANO

RED SANEAMIENTO FECALES MUNICIPAL

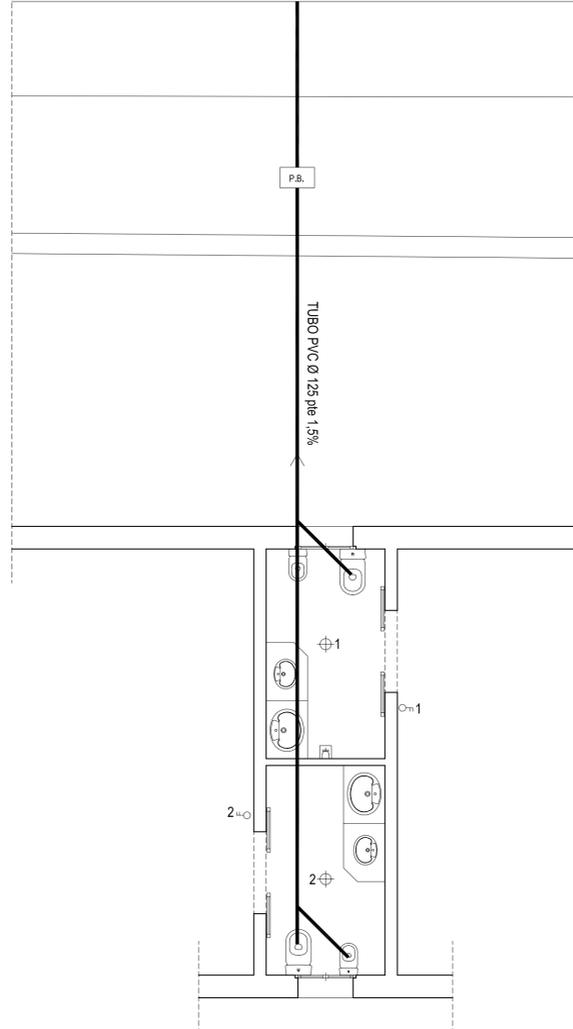

INSTALACIÓN ELECTRICIDAD Y SANEAMIENTO

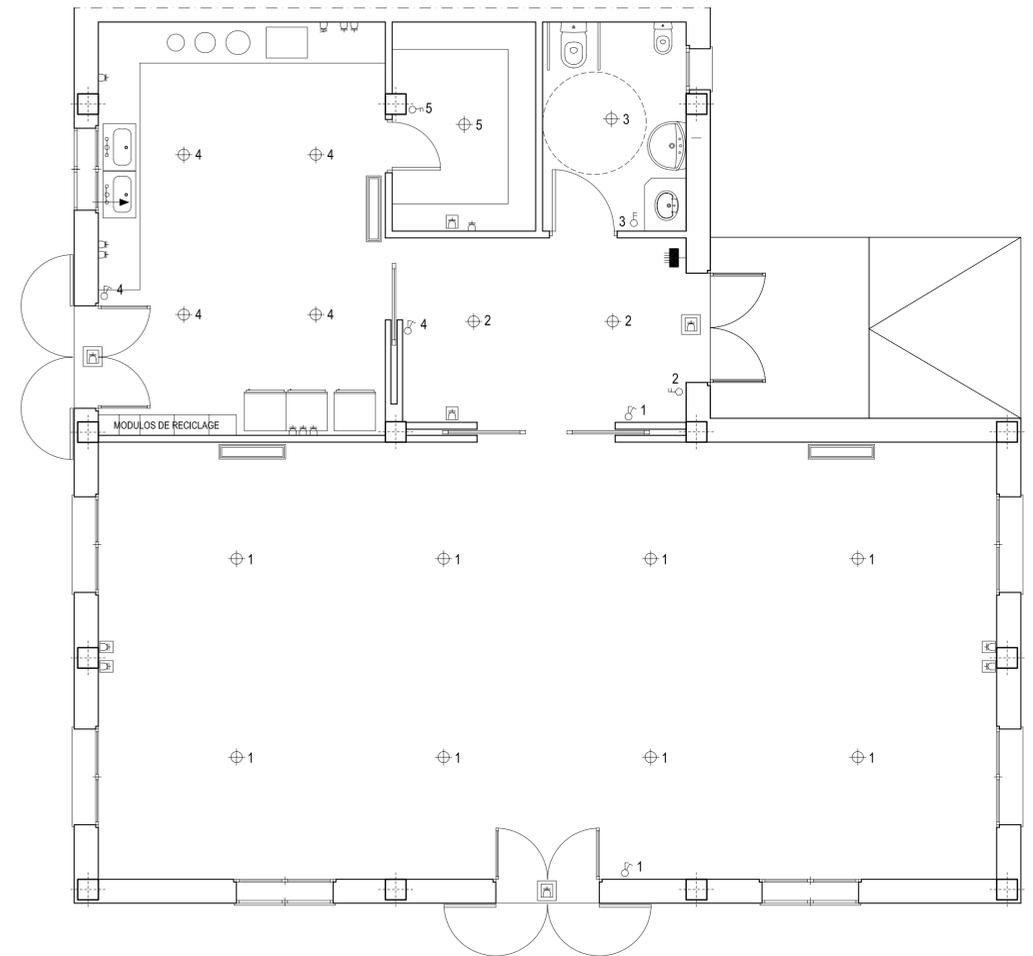

INSTALACIÓN ELECTRICIDAD Y SANEAMIENTO

FONTANERIA	
	LLAVE GENERAL DE PASO UBICADA EN ARQUETA MONTANTE AGUA FRIA
	MONTANTE AGUA CALIENTE
	CONTADOR GENERAL UBICADO EN ARMARIO y llave de abonado.
	LLAVE ESQUADRA 1/2" ALIMENTACION AGUA FRIA
	LLAVE ESQUADRA 1/2" ALIMENTACION AGUA CALIENTE
	CANALIZACION pre-Instalación AGUA CALIENTE
	CANALIZACION AGUA FRIA
	LLAVE DE PASO


TODA LA INSTALACIÓN SE EJECUTARÁ POR EL FALSO TECHO CON EL SISTEMA "WIRSO-PEX", con parte proporcional de piezas de unión en T o codos.

SANEAMIENTO	
	BAJANTE AGUAS FECALES Y RESIDUALES
	BAJANTE PLUVIALES
	VENTILACION TIPO SHUNT
	ALBAÑAL PVC FECALES Y RESIDUALES
	ALBAÑAL PVC PLUVIALES
	ARQUETA REGISTRO 30X30 PIE BAJANTE PLUVIAL
	P.B. ARQUETA MUNICIPAL SANEAMIENTO 30X60 A EJECUTAR

ELECTRICIDAD	
	INTERRUPTOR DE CORTE UNIPOLAR DE 10 A
	INTERRUPTOR DE CORTE BIPOLAR DE 10 A
	CONMUTADOR
	CONMUTADOR DE CRUCE
	PUNTO DE LUZ
	TOMA CORRIENTE 16 A
	TOMA CORRIENTE 16 A A UNA ALTURA DE 1.7m.
	CUADRO GENERAL DE DISTRIBUCION
	CAJA GENERAL DE PROTECCION y CONTADOR
	MAQUINA INTERIOR BOMBA CALOR TIPO SPLIT

TODAS LAS INSTALACIONES SE PASARÁN POR EL FALSO TECHO REGISTRABLE CON LOS CORRESPONDIENTES PASAMUROS.

CONEXIÓN HASTA INSTALACIÓN EXISTENTE. WIRSO-PEX Ø20mm enalvaado ENTERRADA EN ZANJA 30 CM PROFUNDIDAD.

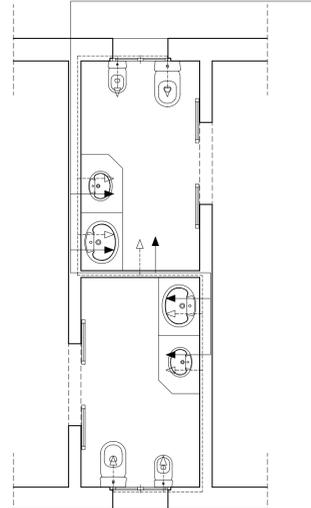

INTALACIÓN DE AGUA

DOTACIÓN DE NUEVO COMEDOR Y SERVICIOS EN EL CENTRO EDUCATIVO CP JOAN VENY I CLAR		
SITUACION: CAMI DE CUITAT VELL, s/n. CAMPOS		
PROMOTOR: AJUNTAMENT DE CAMPOS		
ELECTRICIDAD-INSTALACIONES COMEDOR.		
ESCALA: 1/50	FECHA: MARZO 2010	EXP. Nº: 0962
ARQUITECTO	BARTOLOME GINARD FULLANA	PLANO Nº 7
<small>C/. Son Colbet, 3-F 07013 Palma de Mallorca E-mail: ginar@arquitectes</small>		
<small>Teléf. 971.22.06.30 Fax 971.22.18.03 Móvil 606.93.29.96</small>		