



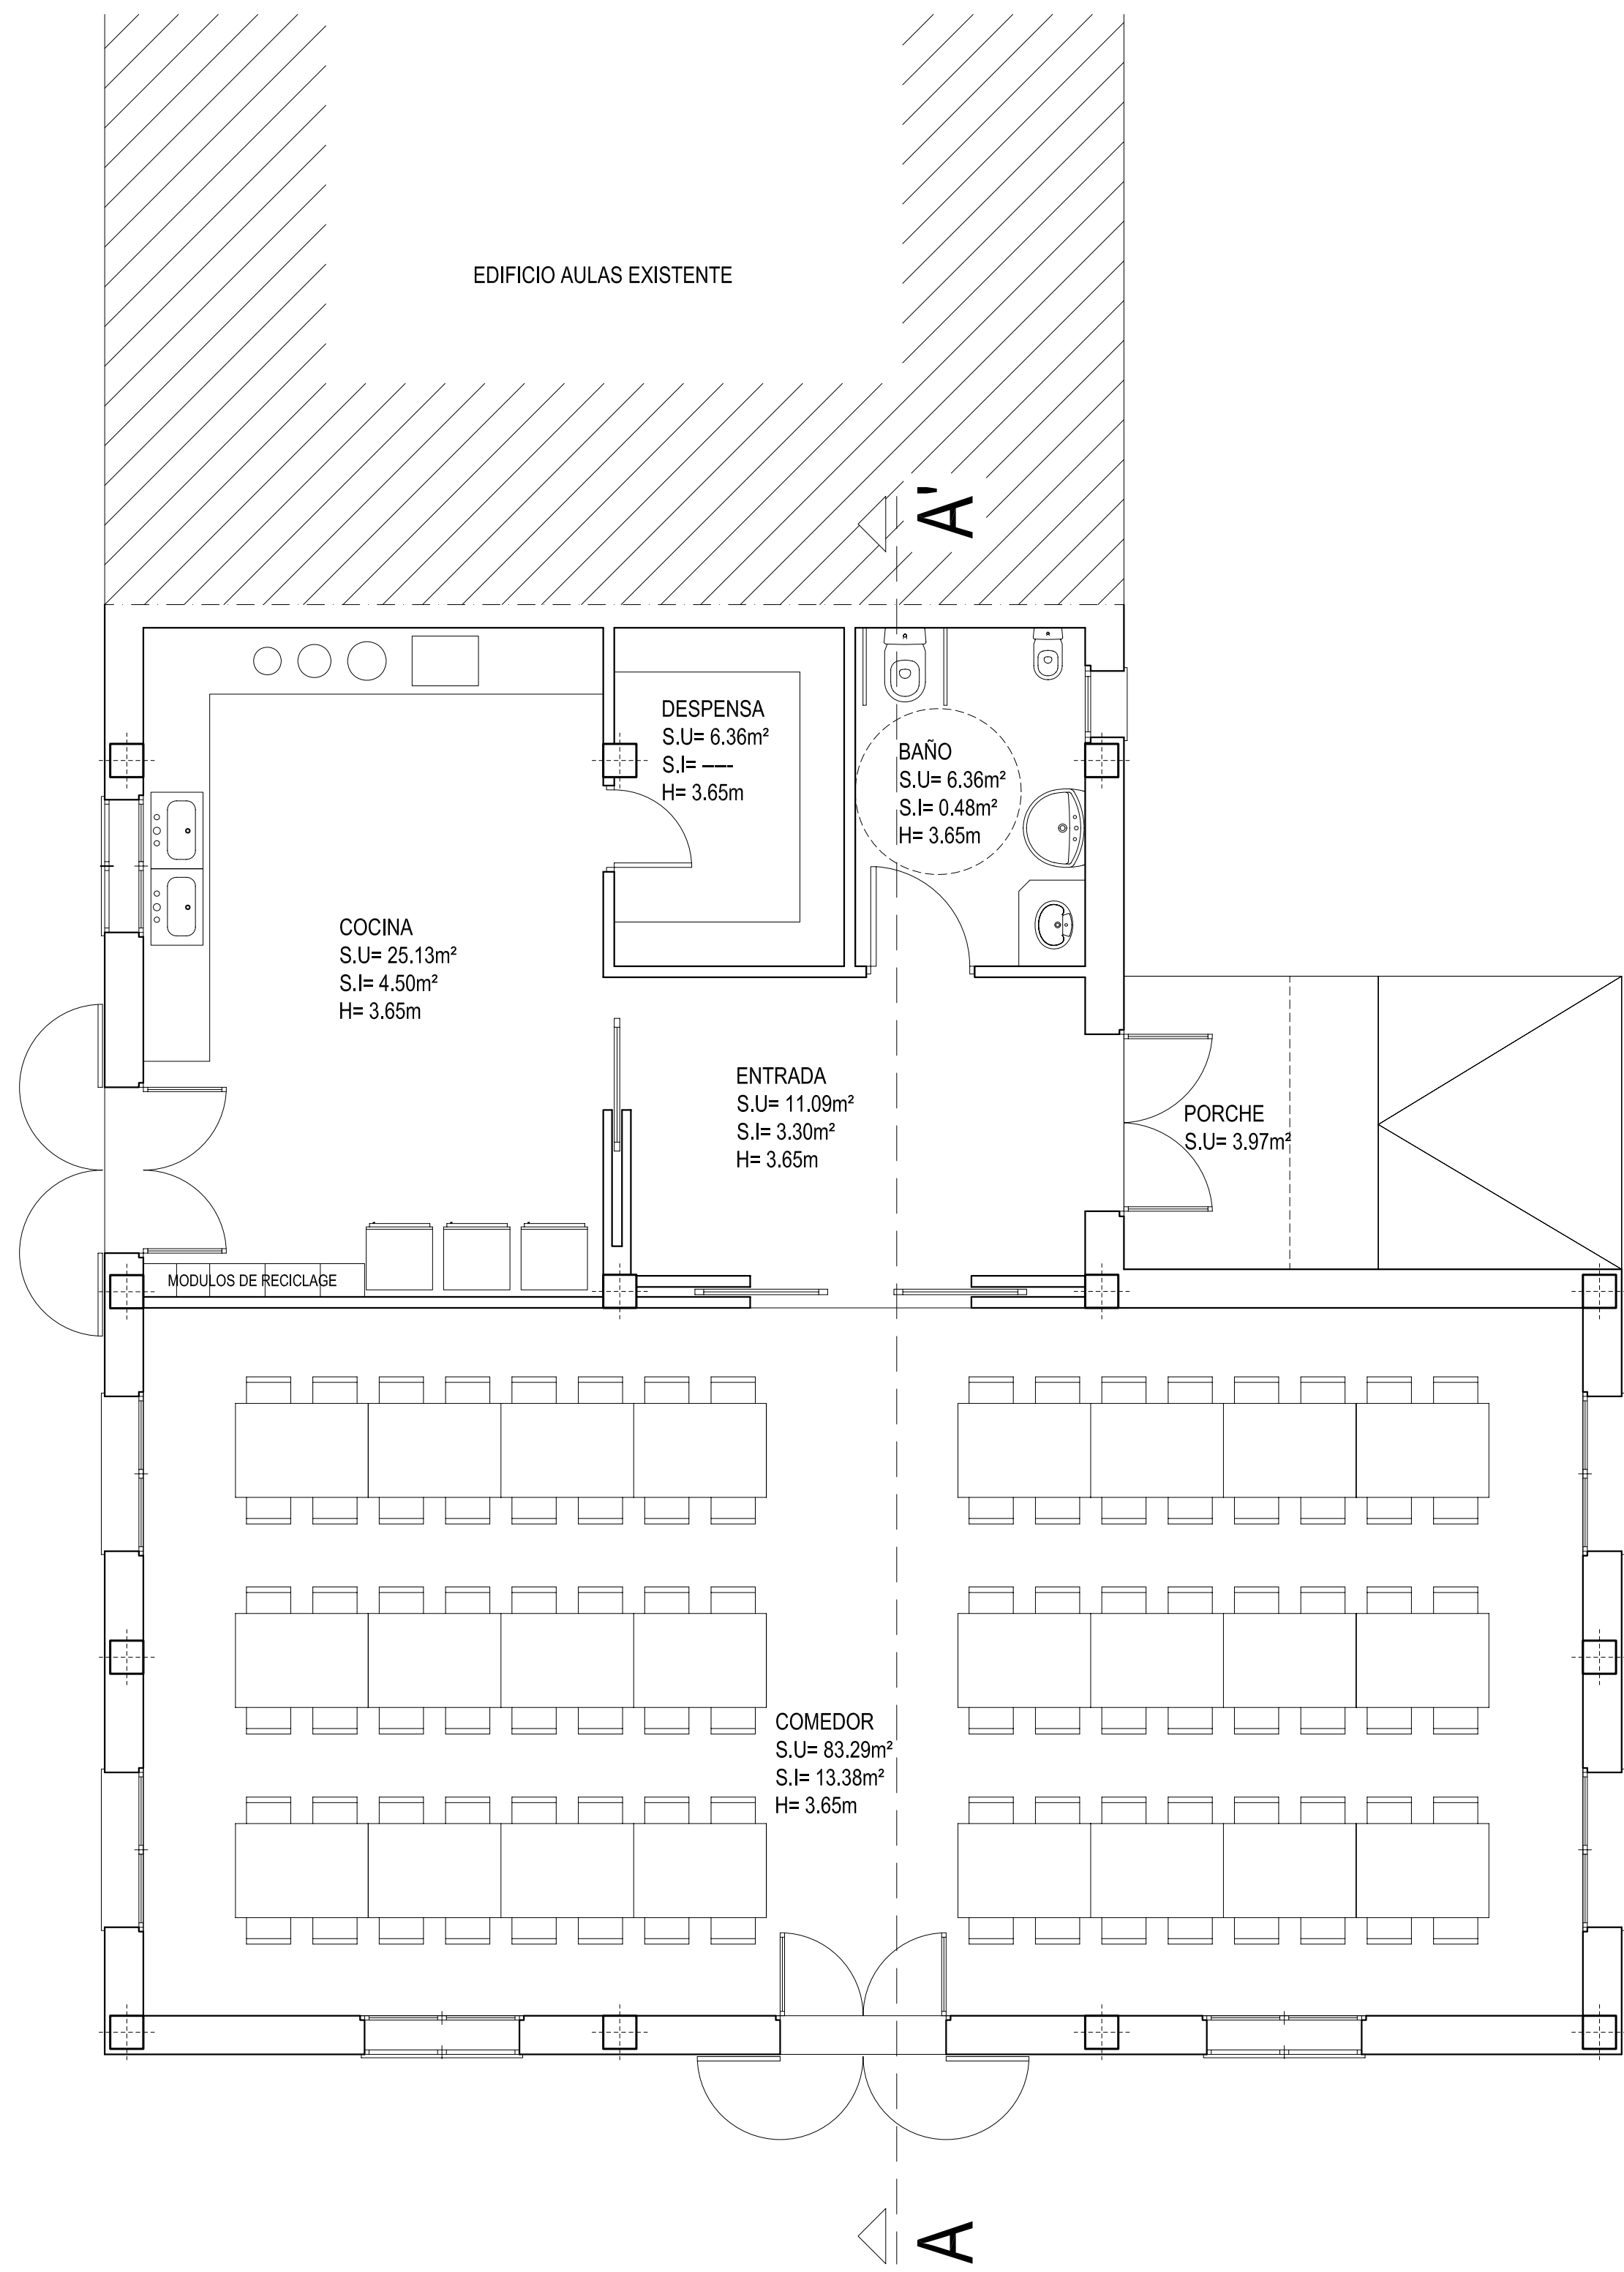

PLANTA DISTRIBUCIÓN

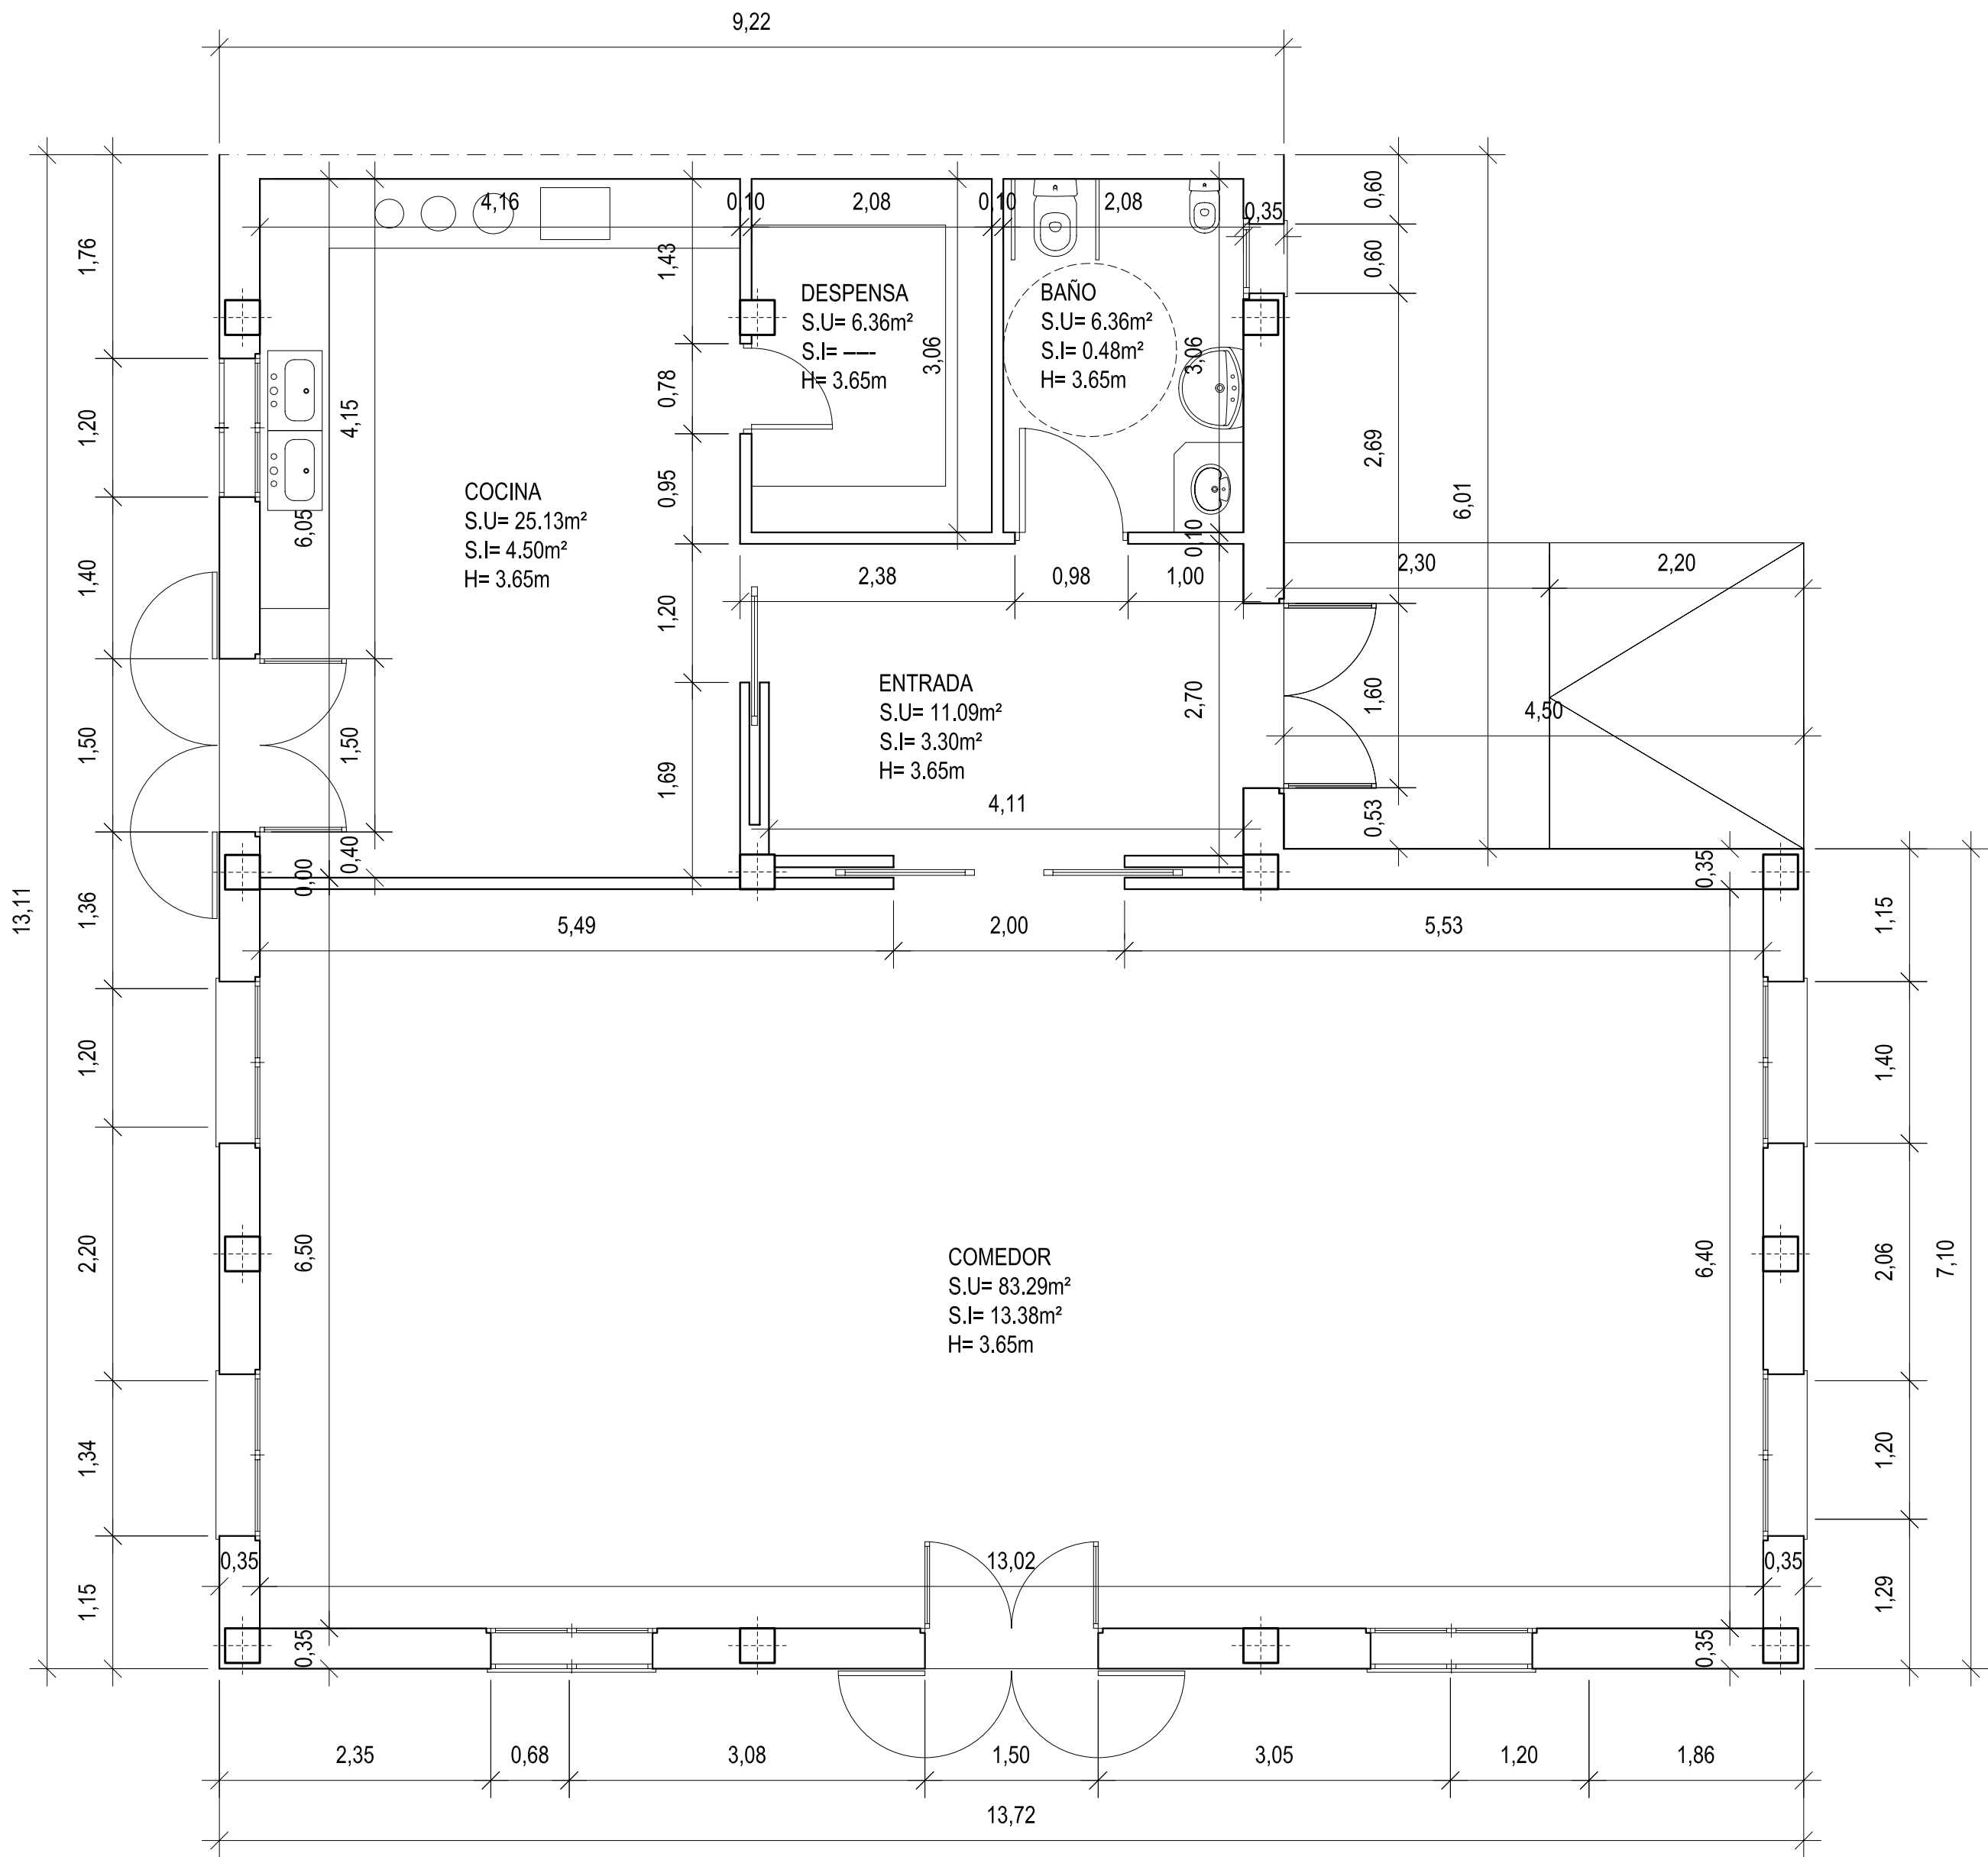

PLANTA CONSTRUCTIVA

SUPERFICIES TOTALES		Volumen Total	
PLANTA BAJA		Volumen Edificio = 710.33m³	
Sup. Construida Edificio	= 152.76m²	Total Σ = 710.33m³	
Sup. Construida Porche (3.97x50%)	= 1.99m²	Ocupación Total	
Total = 154.75m²		Ocupación Edificio = 154.75m²	
		Total Σ = 154.75m²	

DOTACIÓN DE NUEVO COMEDOR Y SERVICIOS EN EL CENTRO EDUCATIVO CP JOAN VENY I CLAR		
SITUACION: CAMI DE CUITAT VELL, s/n. CAMPOS		
PROMOTOR: AJUNTAMENT DE CAMPOS		
PLANTA DISTRIBUTIVA Y CONSTRUCTIVA COMEDOR.		
ESCALA: 1/50 FECHA: MARZO 2010 EXP. N°: 0962		
ARQUITECTO	BARTOLOME GINARD FULLANA	PLANO N° 2
C/ San Colbet, 3-F 07013, Palma de Mallorca E-mail: ignara@arquitectes.es		
Teléf. 971.22.06.30 Fax 971.22.18.03 Móvil 606.83.29.36		